


PROJET DE CONSTRUCTION D'UN LOCAL DE CONTRÔLE ET D'ABRI DES FOURGONS DE LA CLIENTELE INSTITUTIONNELLE AU NIVEAU DE L'AGENCE PRINCIPALE DE LA BCEAO A OUAGADOUGOU

01

PLAN D'ENSEMBLE

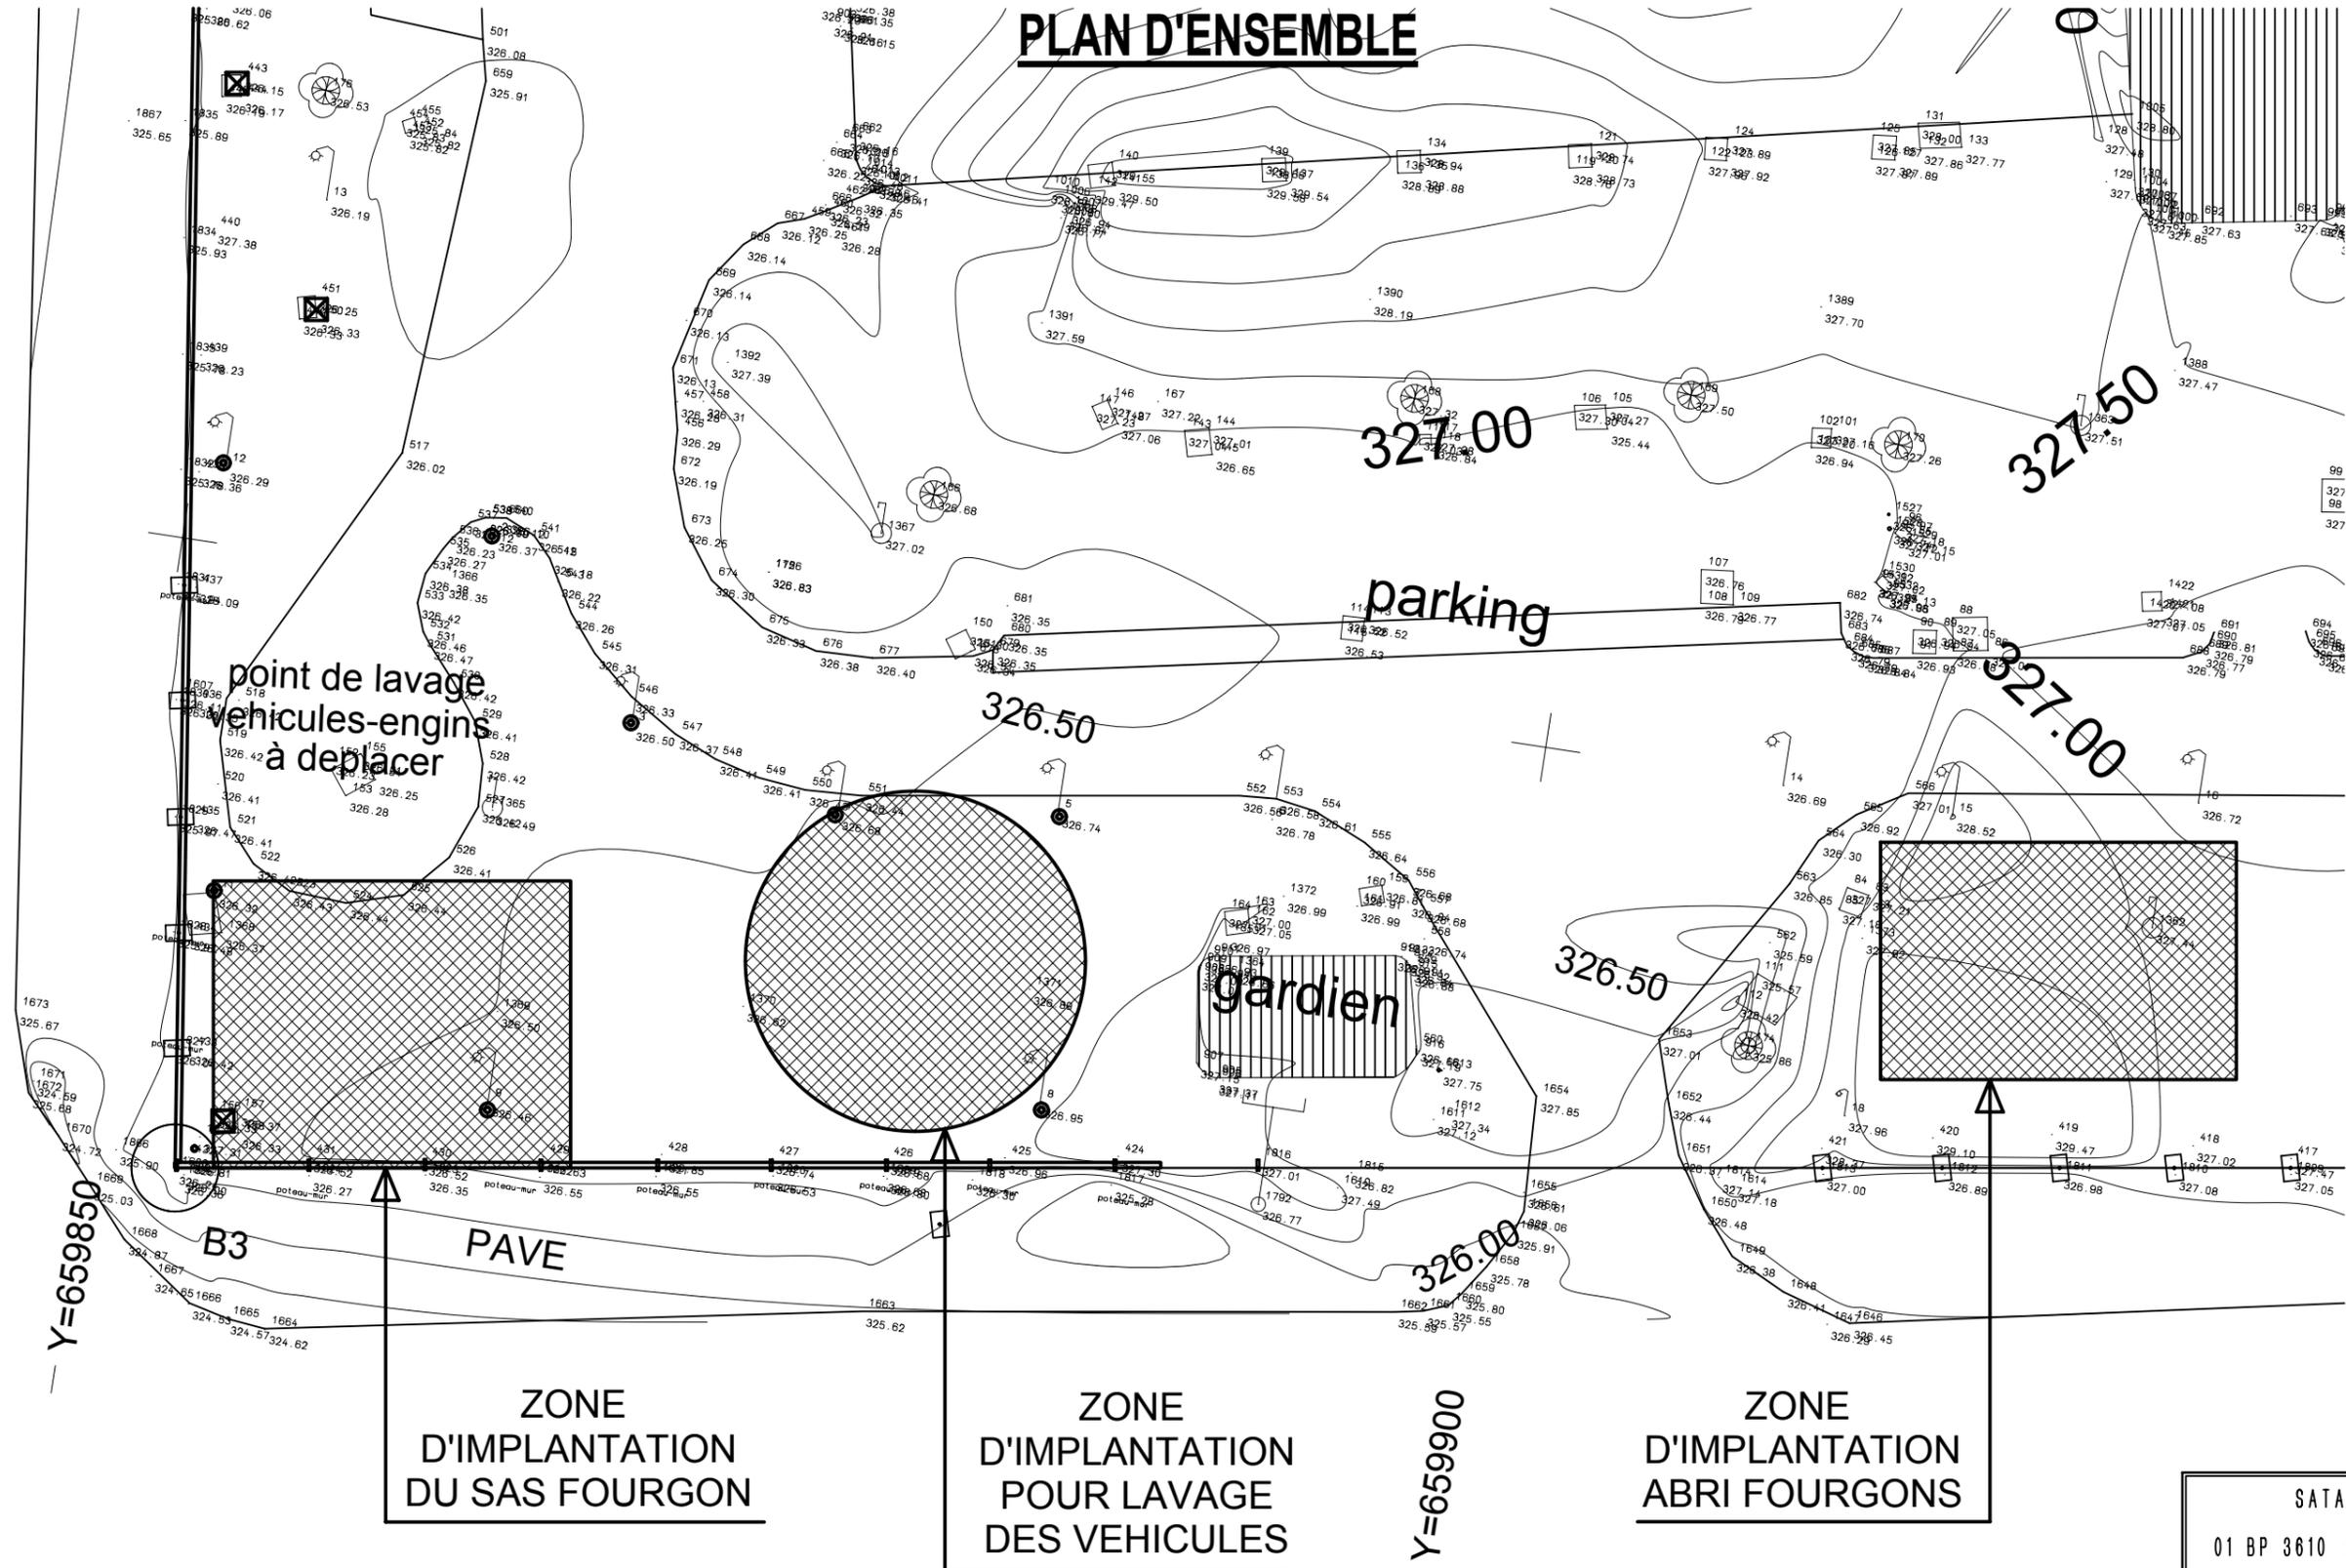

PLAN D'ENSEMBLE (ETAT DES LIEUX)

Echelle: 1/250


H/L = 297 / 420 (0.12m²)

SATA-AFRIQUE
01 BP 3610 OUAGADOUGOU 01
Tel : (226) 25-30-27-11
Fax : (226) 25-30-27-12
Email: infos@satafrique.com
BURKINA FASO

PROJET DE CONSTRUCTION D'UN LOCAL DE CONTRÔLE ET D'ABRI DES FOURGONS DE LA CLIENTELE INSTITUTIONNELLE AU NIVEAU DE L'AGENCE PRINCIPALE DE LA BCEAO A OUAGADOUGOU

02

PLAN D'ENSEMBLE

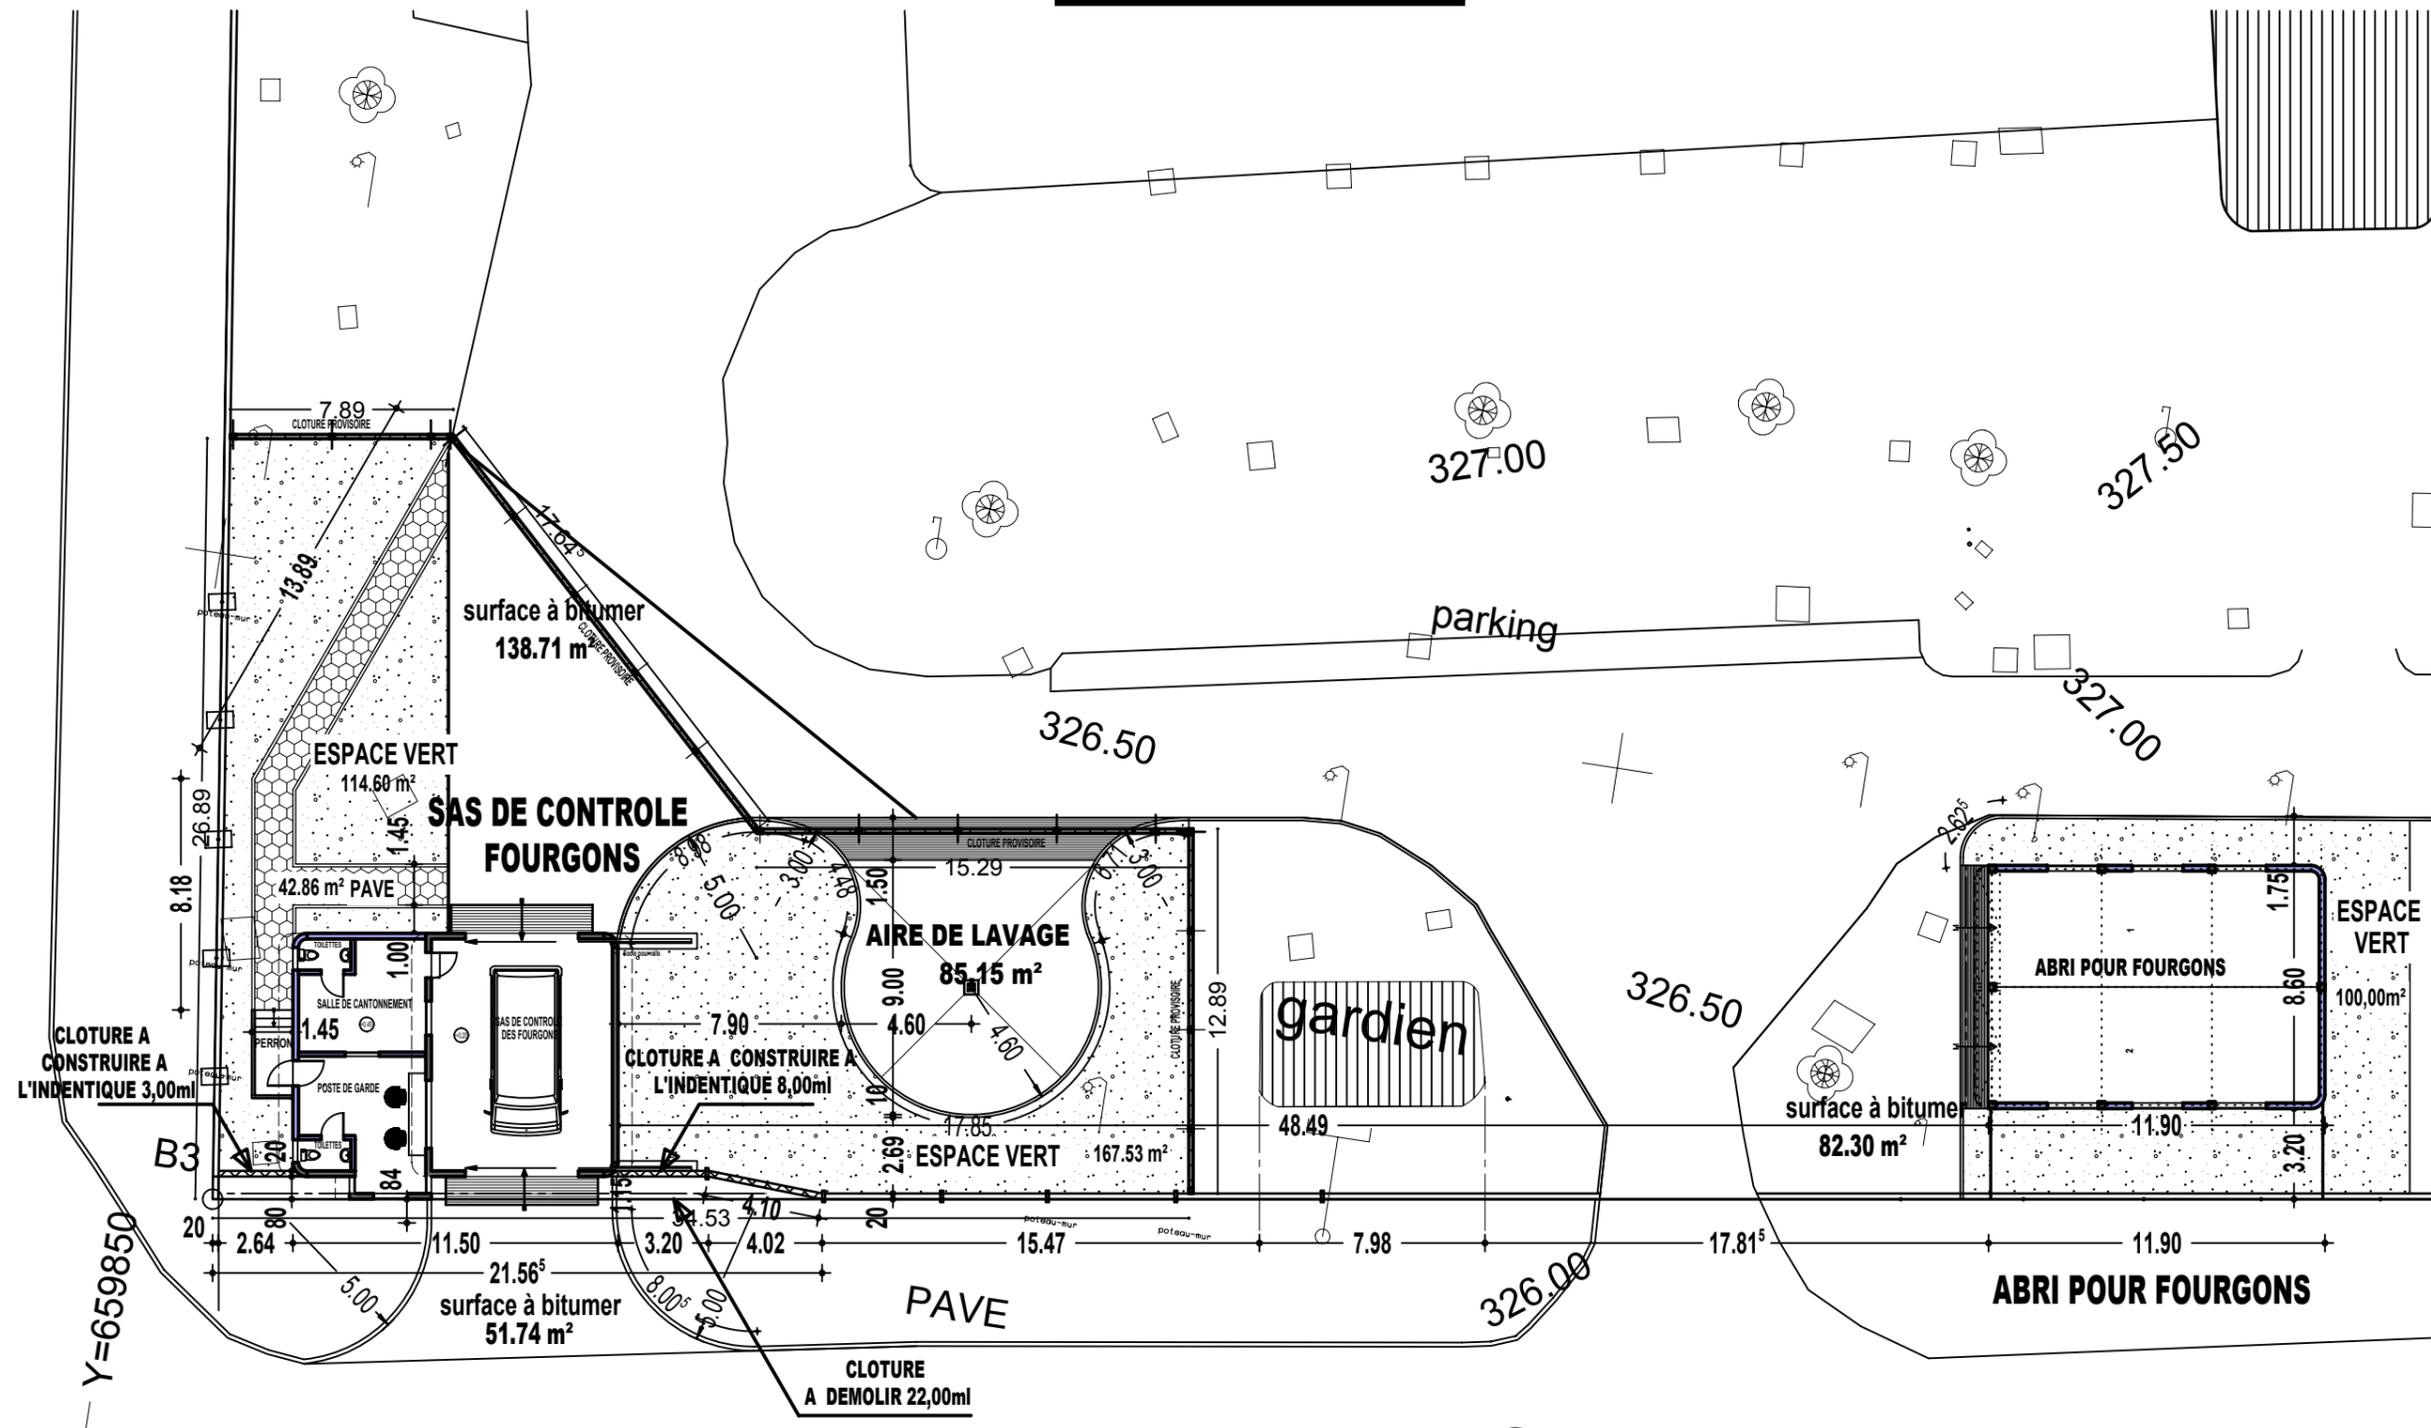

PLAN D'IMPLANTATION


Echelle: 1/250

SATA-AFRIQUE
01 BP 3610 OUAGADOUGOU 01
Tél : (226) 25-30-27-11
Fax : (226) 25-30-27-12
Email: infos@satafrique.com
BURKINA FASO

PROJET DE CONSTRUCTION D'UN LOCAL DE CONTRÔLE ET D'ABRI DES FOURGONS DE LA CLIENTELE INSTITUTIONNELLE AU NIVEAU DE L'AGENCE PRINCIPALE DE LA BCEAO A OUAGADOUGOU

04

PLAN D'ENSEMBLE

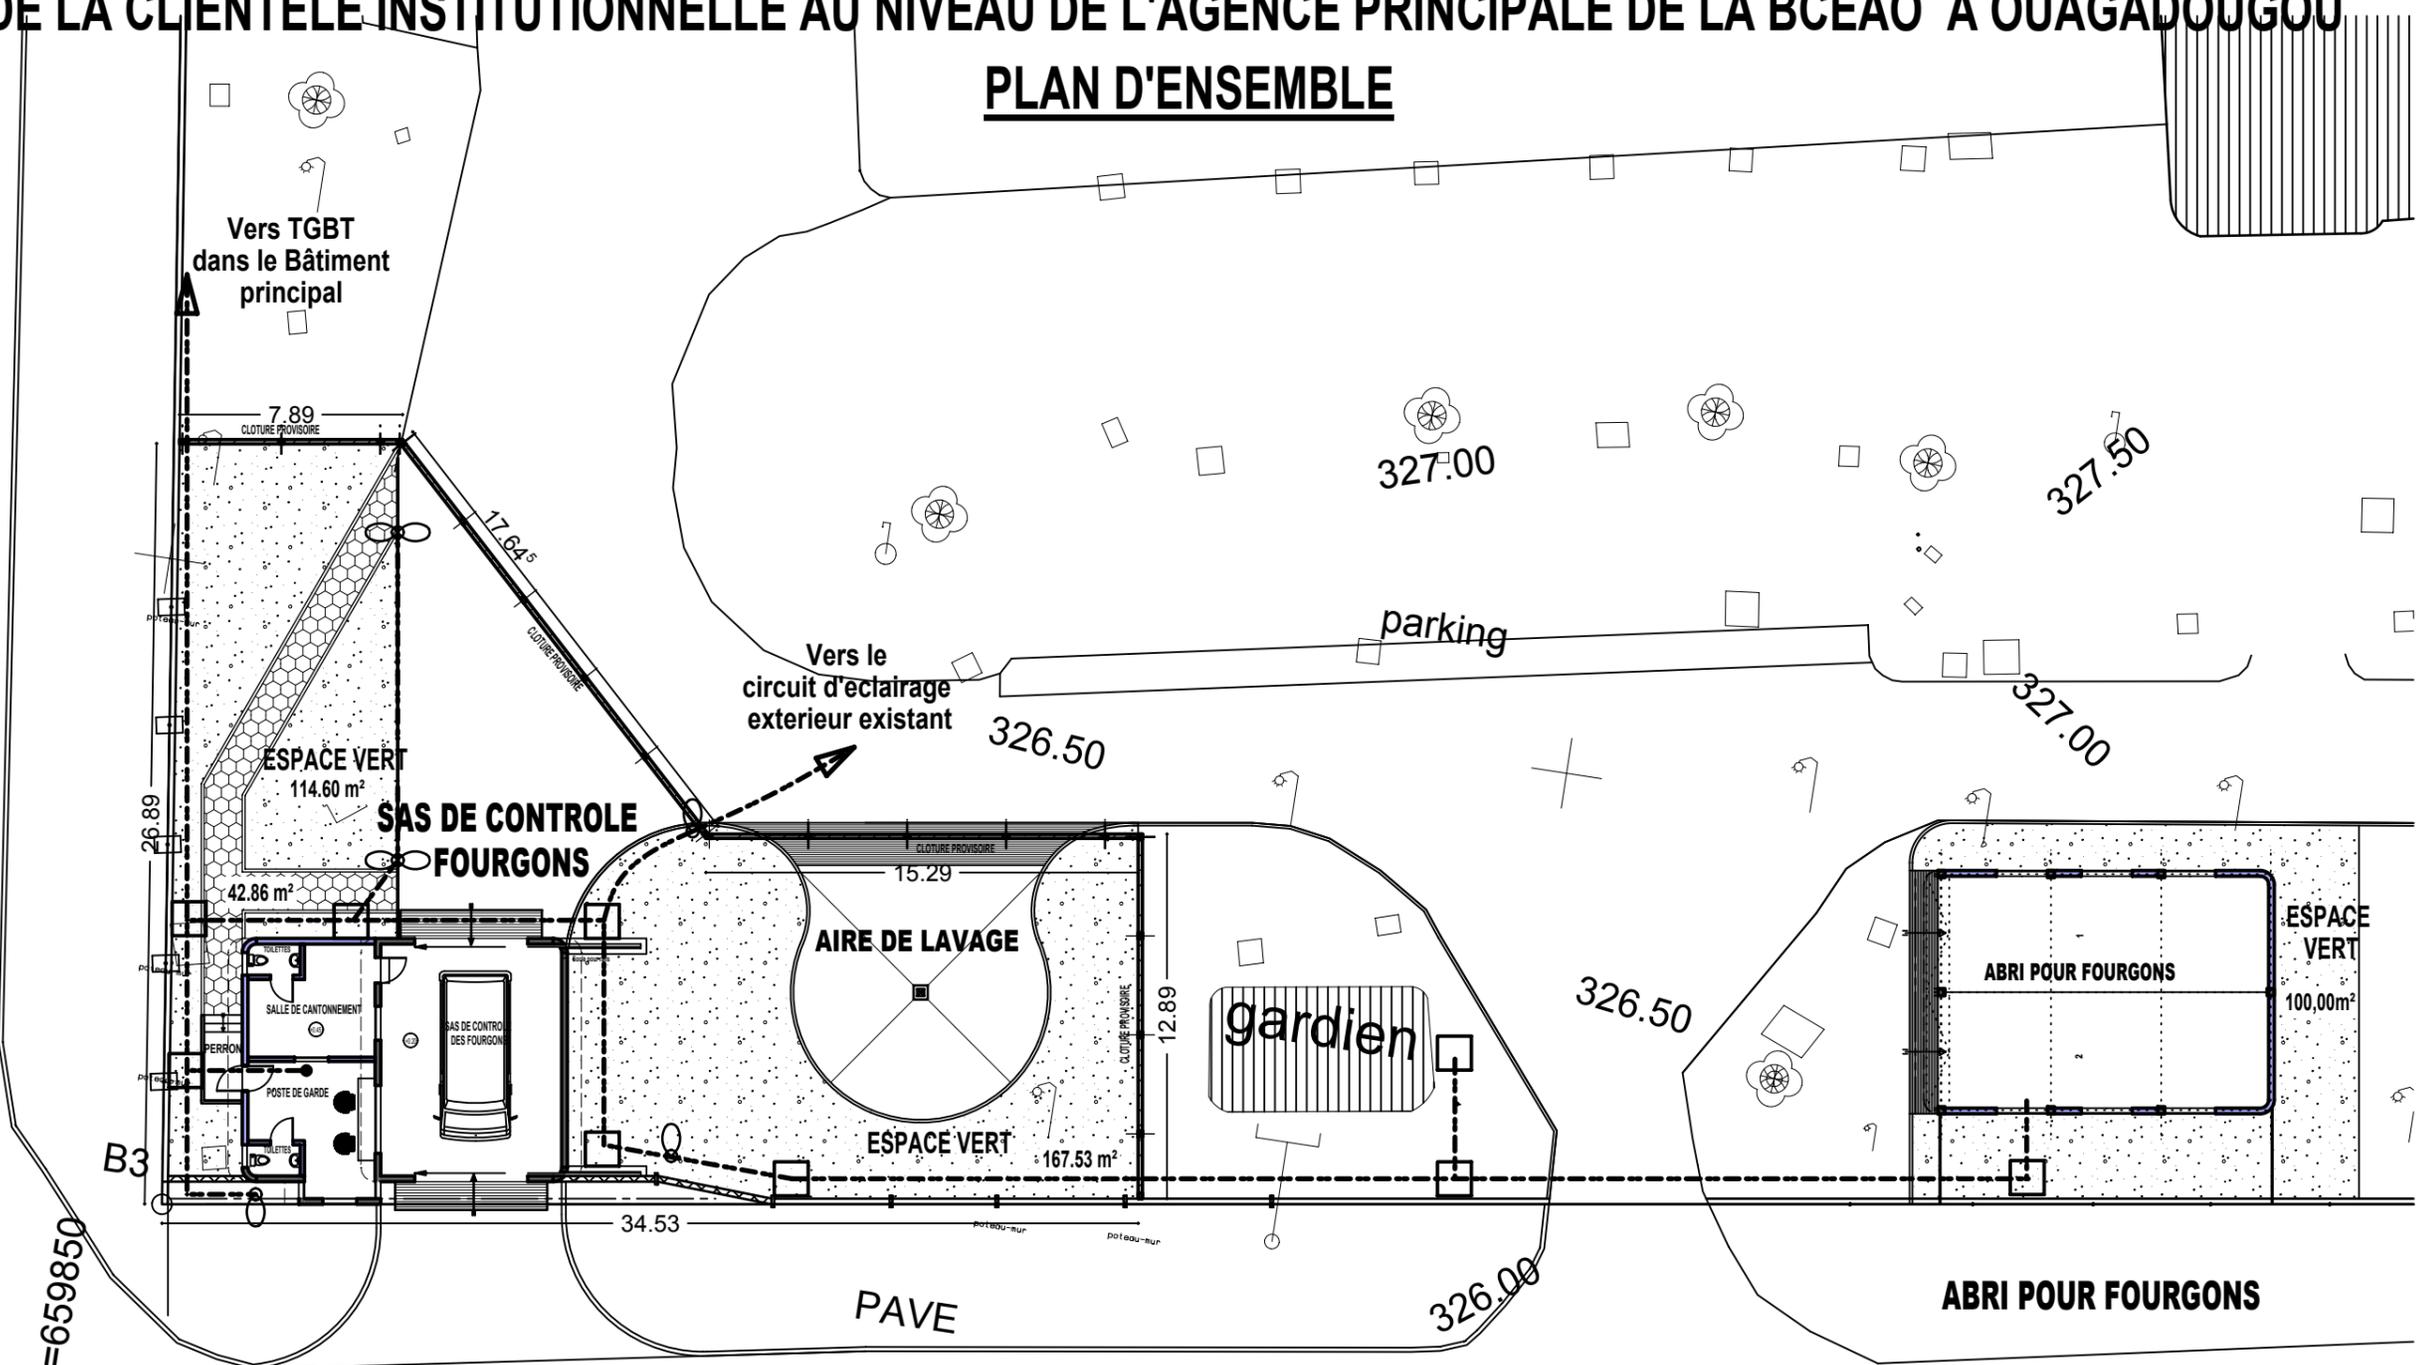

Y=659850

LEGENDE	
	Lampadaire simple crosse, mat de 6m lanterne en led de 60W, marque Petit Jean ou similaire
	Lampadaire double crosses, mat de 6m lanterne en led de 60W, marque Petit Jean ou similaire
	Régard de tirage de 0.8m x 0.80m
	Réseau de distribution basse tension

ECLAIRAGE EXTERIEUR ET RESEAU BASSE TENSION


Echelle: 1/250

SATA-AFRIQUE
01 BP 3610 OUAGADOUGOU 01
Tél : (226) 25-30-27-11
Fax : (226) 25-30-27-12
Email: infos@satafrique.com
BURKINA FASO

PROJET DE CONSTRUCTION D'UN LOCAL DE CONTRÔLE ET D'ABRI DES FOURGONS DE LA CLIENTELE INSTITUTIONNELLE AU NIVEAU DE L'AGENCE PRINCIPALE DE LA BCEAO A OUAGADOUGOU

05

PLAN D'ENSEMBLE

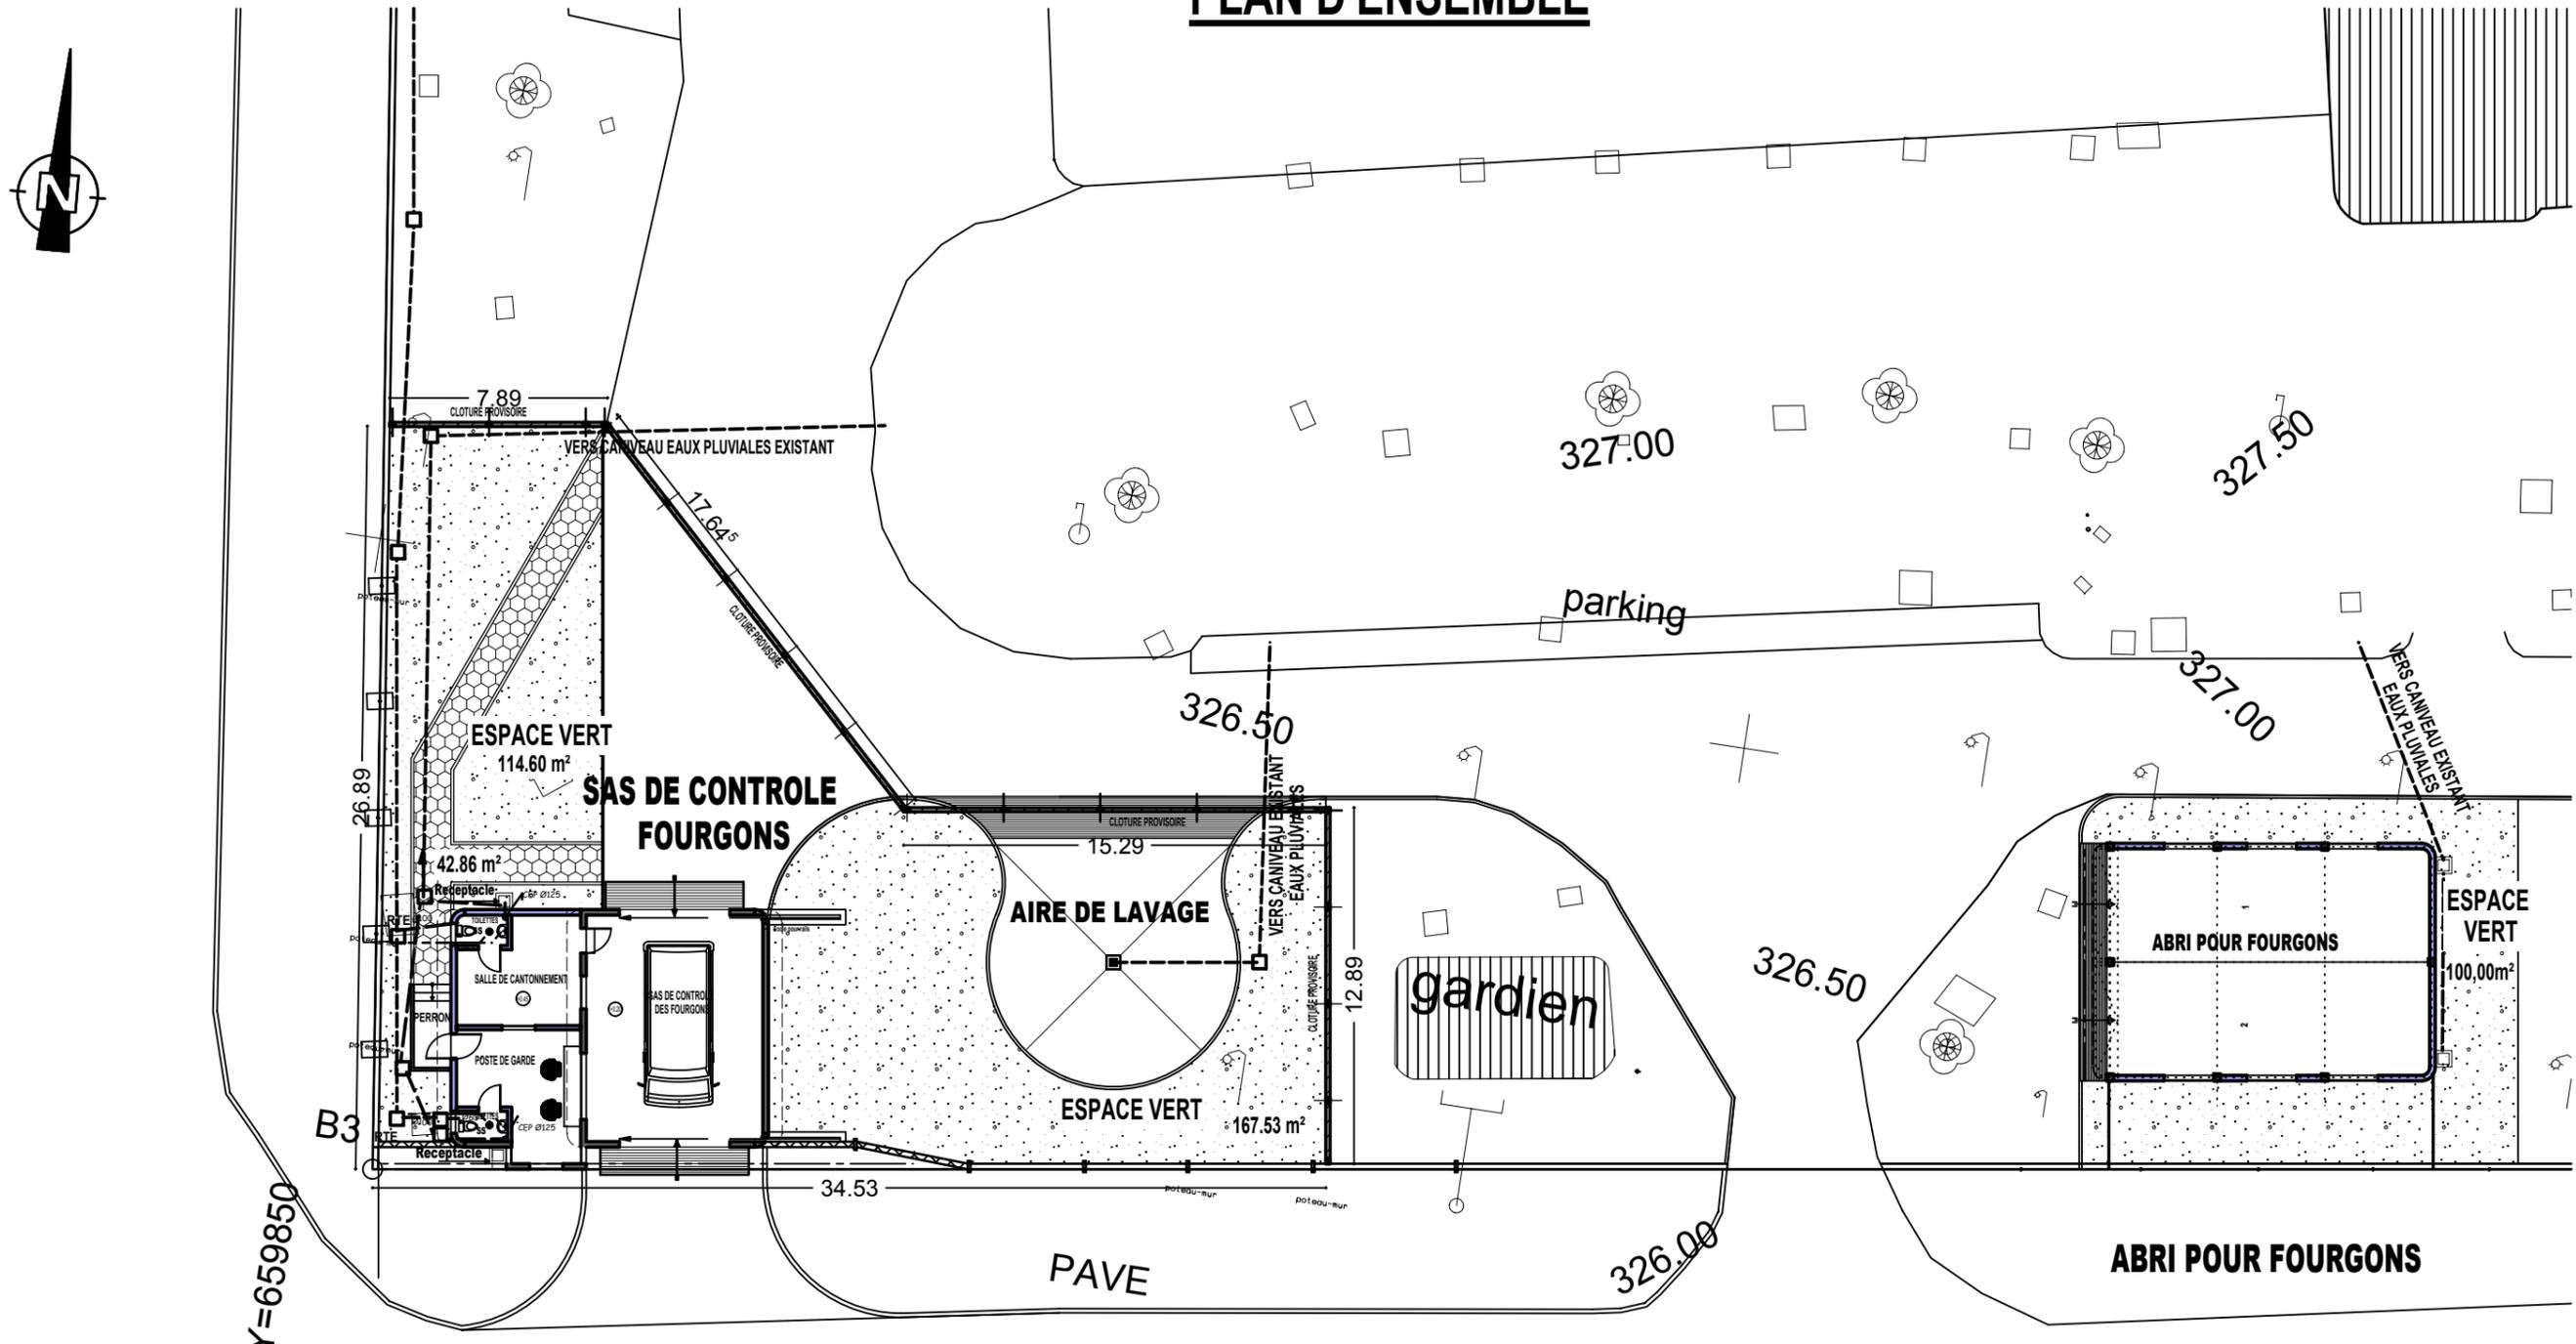

Y=659850

LEGENDE	
□ RTE	Regard Toutes Eaux 60X60
⊙ss	Siphon de sol
---	Réseau eaux usées (en pvce)
---	Réseau eaux vannes (en pvce)
↳ CEP	Chute eaux pluviales
Pente de pose des tuyauteries = 1%	

PLAN D'ASSAINISSEMENT D'ENSEMBLE DES EAUX USEES-EAUX VANNES ET PLUVIALES


Echelle: 1/250

SATA-AFRIQUE
01 BP 3610 OUAGADOUGOU 01
Tél : (226) 25-30-27-11
Fax : (226) 25-30-27-12
Email: infos@satafrique.com
BURKINA FASO

PROJET DE CONSTRUCTION D'UN LOCAL DE CONTRÔLE ET D'ABRI DES FOURGONS DE LA CLIENTELE INSTITUTIONNELLE AU NIVEAU DE L'AGENCE PRINCIPALE DE LA BCEAO A OUAGADOUGOU

06

PLAN D'ENSEMBLE

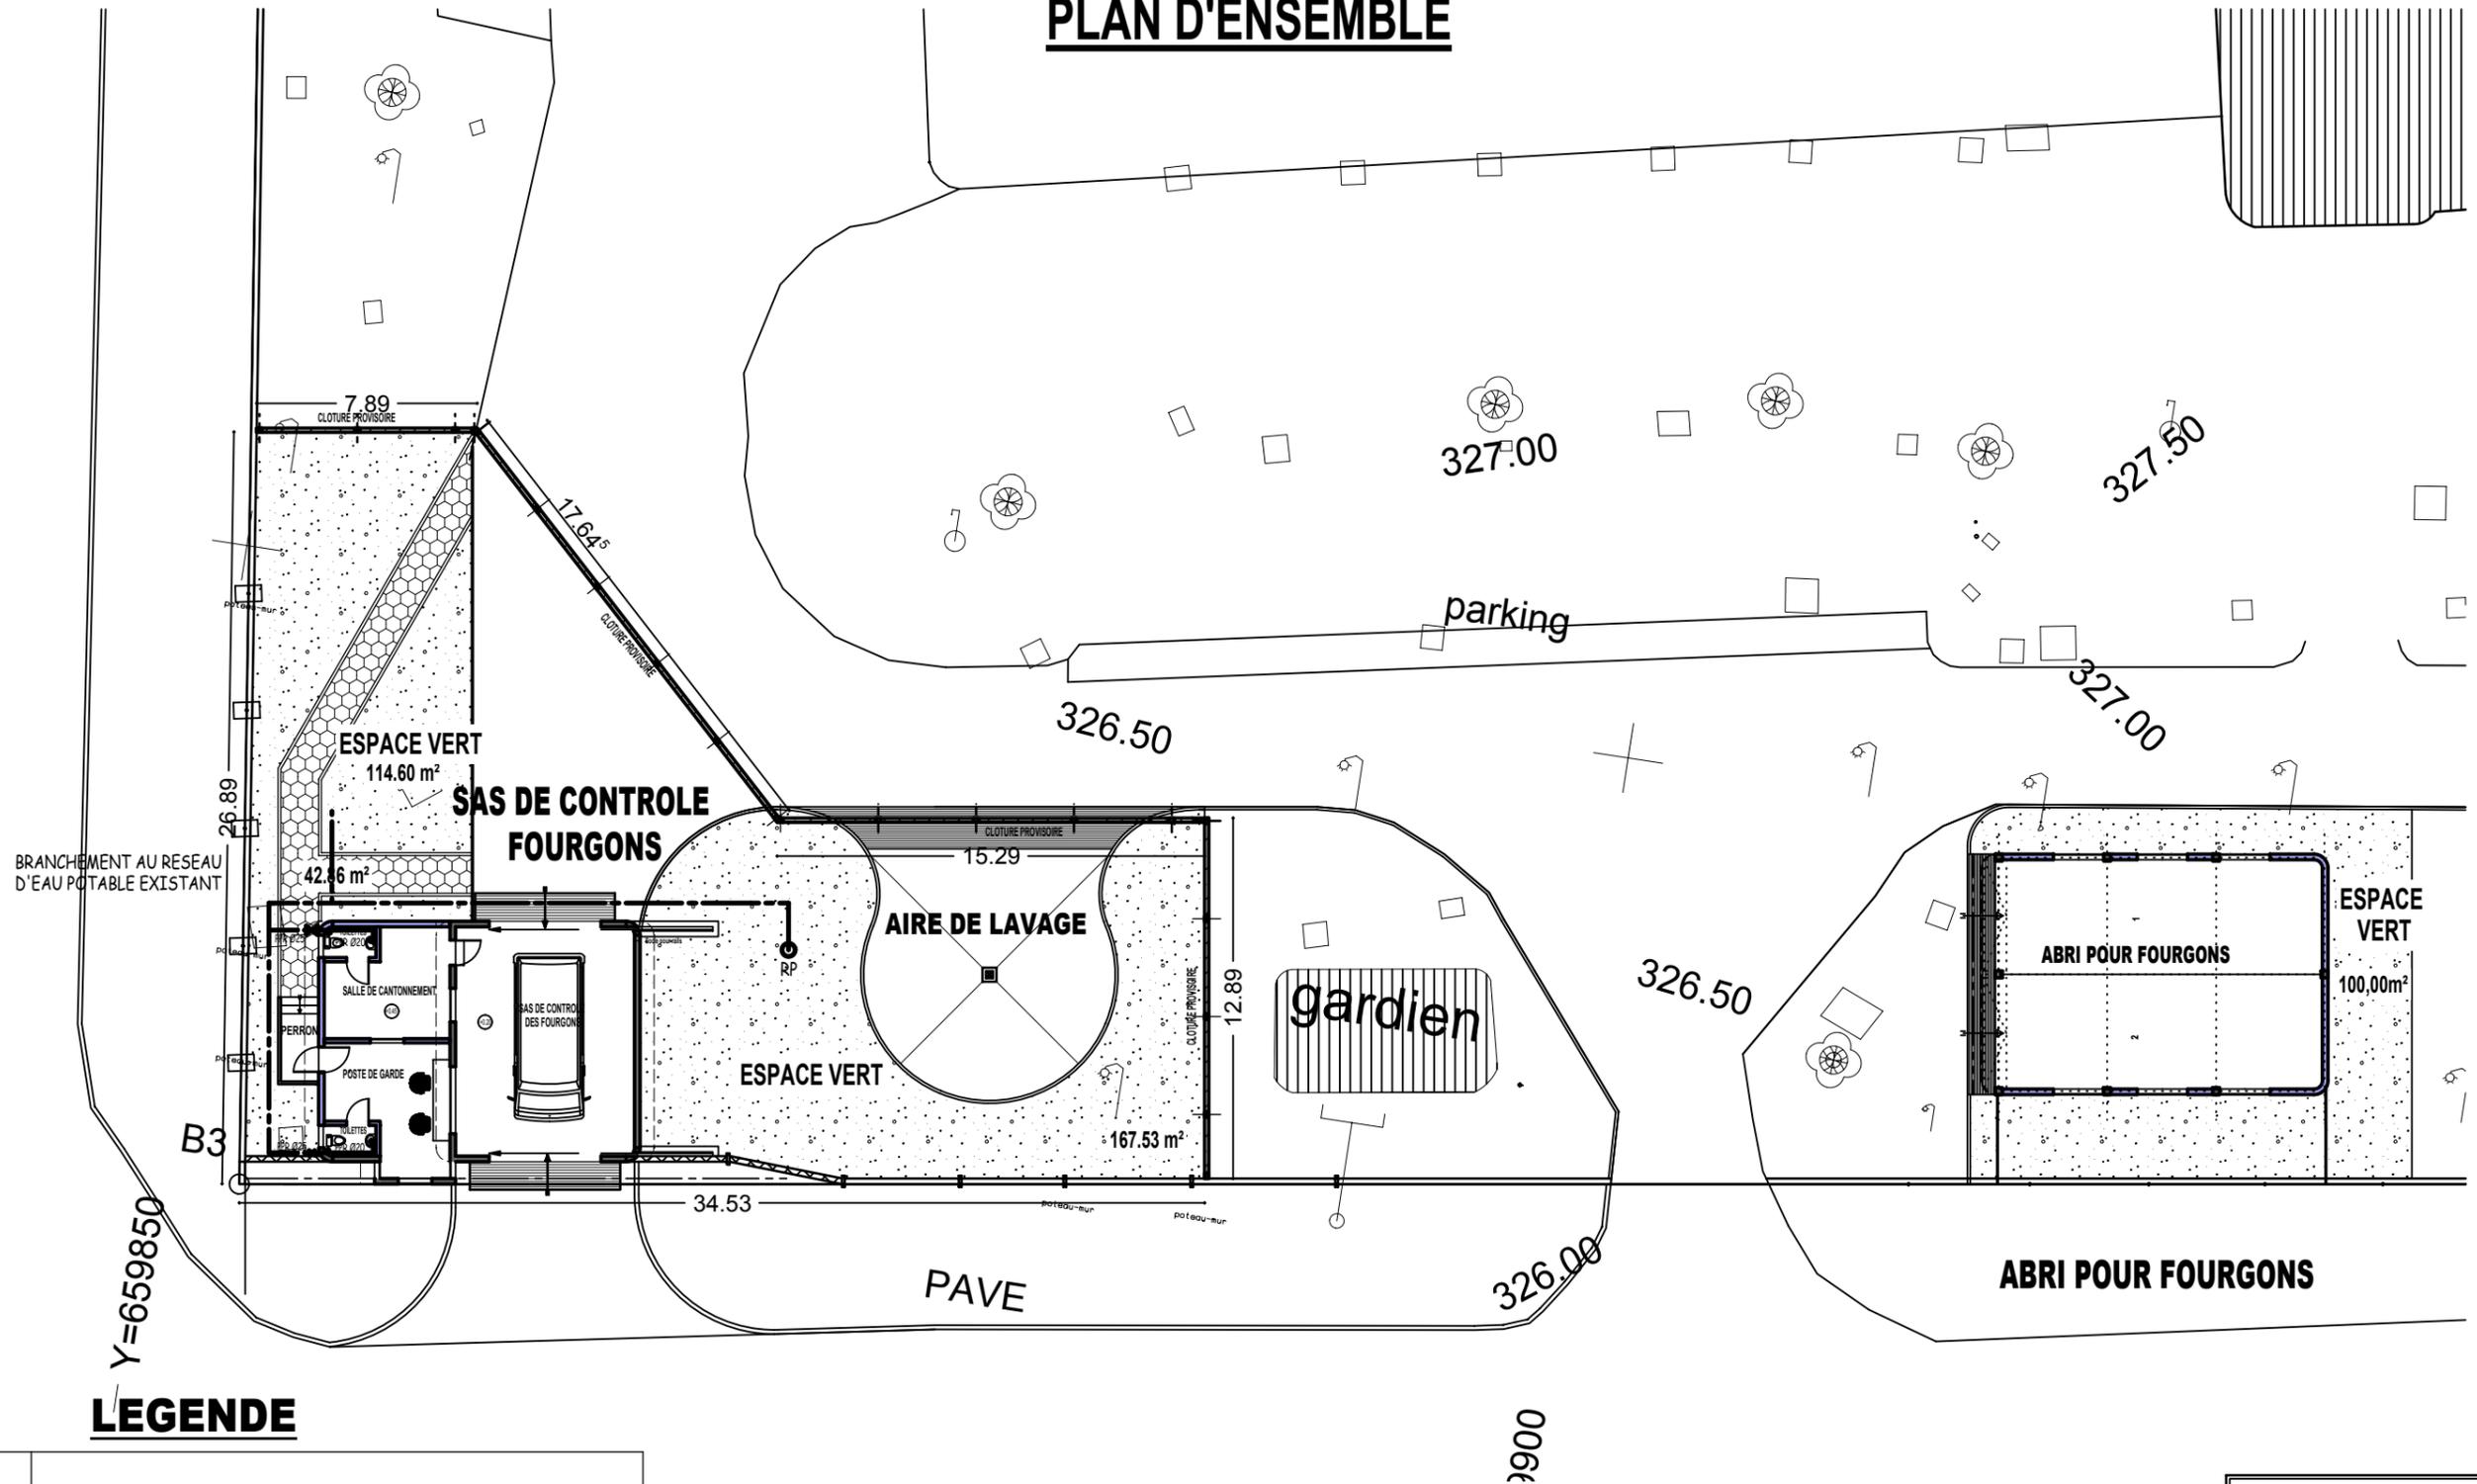

LEGENDE

---	RESEAU EAUX FROIDES INTERIEUR EN PER Ø 20
—	Installation de Toilette en tube PPR DN 20
⊗	VANNE D'ARRET
RP	ROBINET DE PUISAGE

PLAN D'ALIMENTATION D'ENSEMBLE EN EAU POTABLE (AEP)

Echelle: 1/250


H/L = 297 / 420 (0.12m²)

SATA-AFRIQUE
01 BP 3610 OUAGADOUGOU 01
Tél : (226) 25-30-27-11
Fax : (226) 25-30-27-12
Email: infos@satafrique.com
BURKINA FASO

PROJET DE CONSTRUCTION D'UN LOCAL DE CONTRÔLE ET D'ABRI DES FOURGONS DE LA CLIENTELE INSTITUTIONNELLE AU NIVEAU DE L'AGENCE PRINCIPALE DE LA BCEAO A OUAGADOUGOU

SAS FOURGONS

SF 01

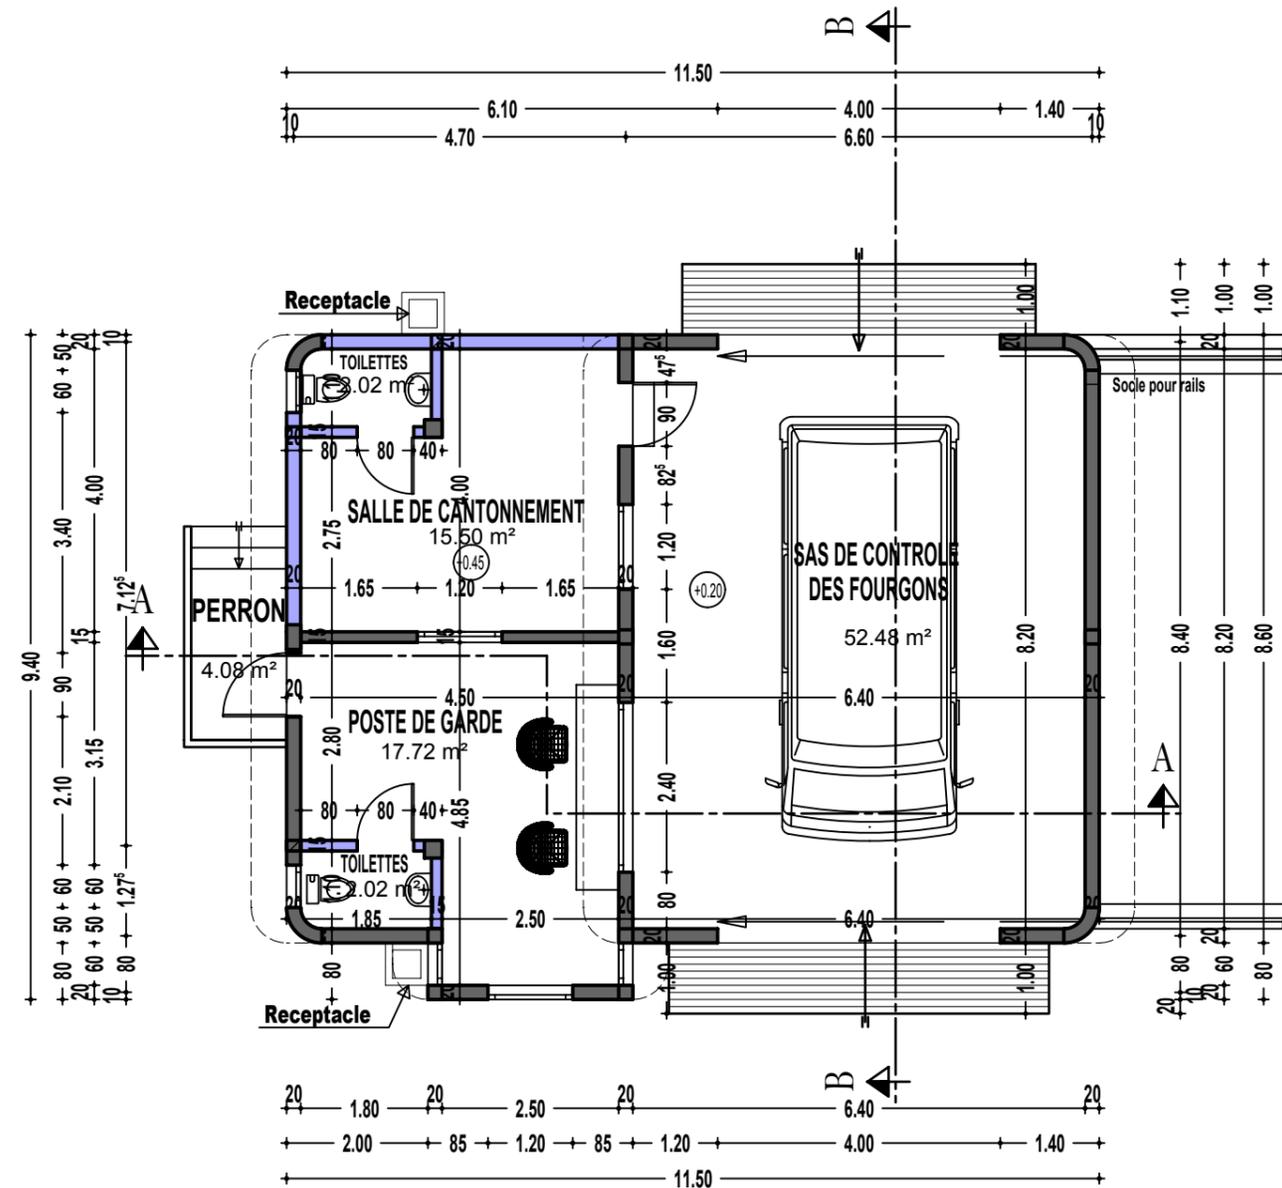


PLAN DE NIVEAU

Echelle 1/100

SATA-AFRIQUE
01 BP 3610 OUAGADOUGOU 01
Tél : (226) 25-30-27-11
Fax : (226) 25-30-27-12
Email: infos@satafrique.com
BURKINA FASO

PROJET DE CONSTRUCTION D'UN LOCAL DE CONTRÔLE ET D'ABRI DES FOURGONS
 DE LA CLIENTELE INSTITUTIONNELLE AU NIVEAU DE L'AGENCE PRINCIPALE DE LA BCEAO A OUAGADOUGOU
SAS FOURGONS

SF 02

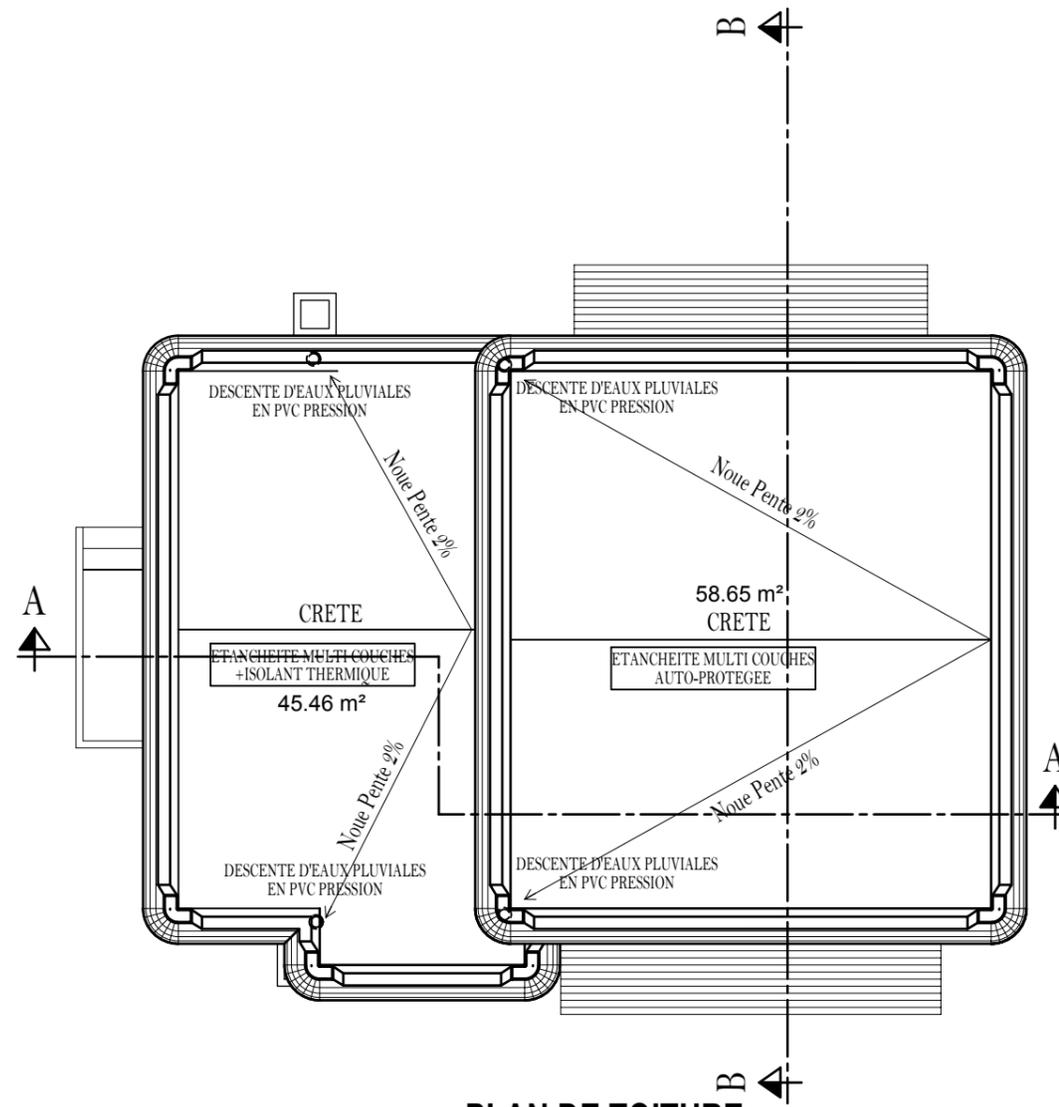




PLAN DE TOITURE
 Echelle 1/100

SATA - AFRIQUE
 01 BP 3610 OUAGADOUGOU 01
 Tél : (226) 25-30-27-11
 Fax : (226) 25-30-27-12
 Email: infos@satafrique.com
 BURKINA FASO

**PROJET DE CONSTRUCTION D'UN LOCAL DE CONTRÔLE ET D'ABRI DES FOURGONS
DE LA CLIENTELE INSTITUTIONNELLE AU NIVEAU DE L'AGENCE PRINCIPALE DE LA BCEAO A OUAGADOUGOU**

SAS FOURGONS


SF 03

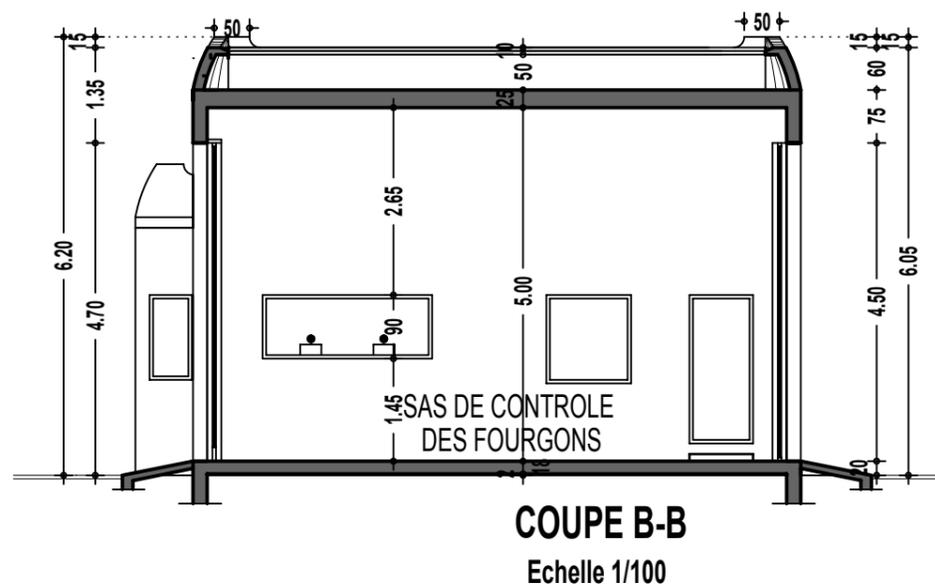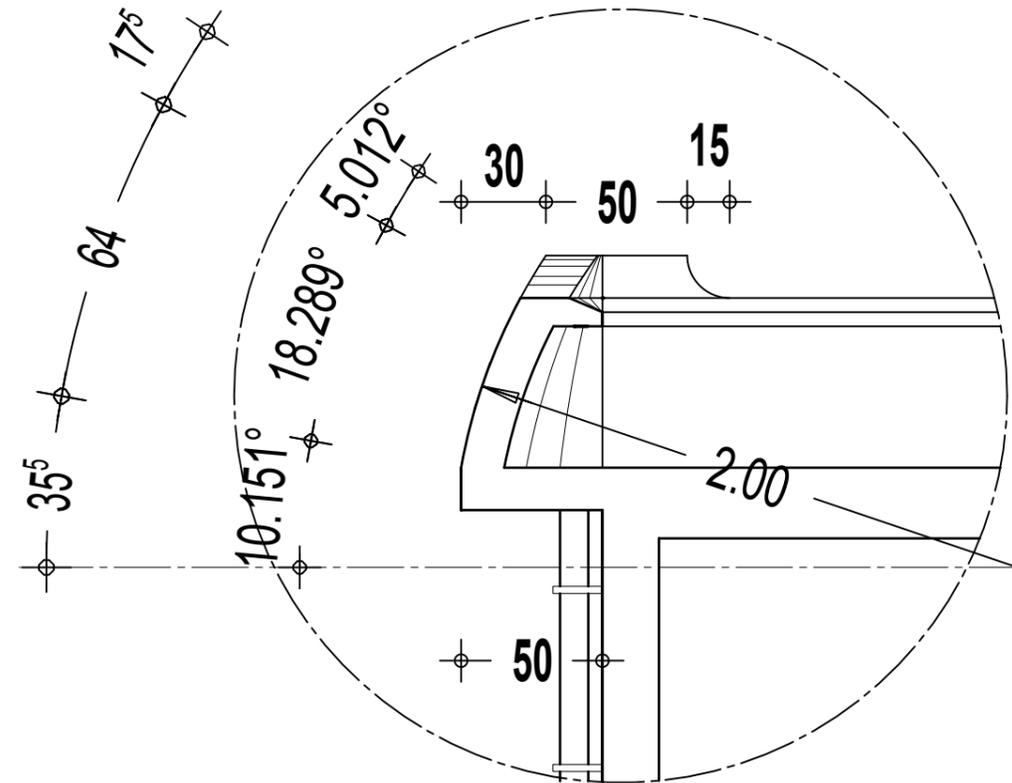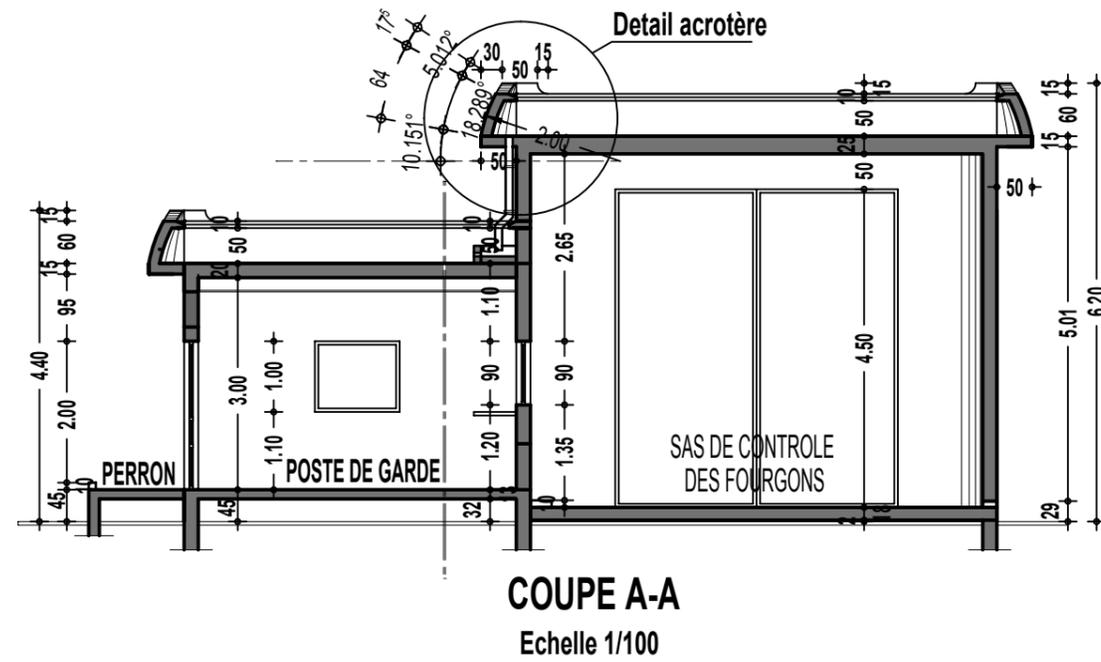


SATA-AFRIQUE
01 BP 3610 OUAGADOUGOU 01
Tél : (226) 25-30-27-11
Fax : (226) 25-30-27-12
Email: infos@satafrique.com
BURKINA FASO

PROJET DE CONSTRUCTION D'UN LOCAL DE CONTRÔLE ET D'ABRI DES FOURGONS
DE LA CLIENTELE INSTITUTIONNELLE AU NIVEAU DE L'AGENCE PRINCIPALE DE LA BCEAO A OUAGADOUGOU
SAS FOURGONS


SF 04

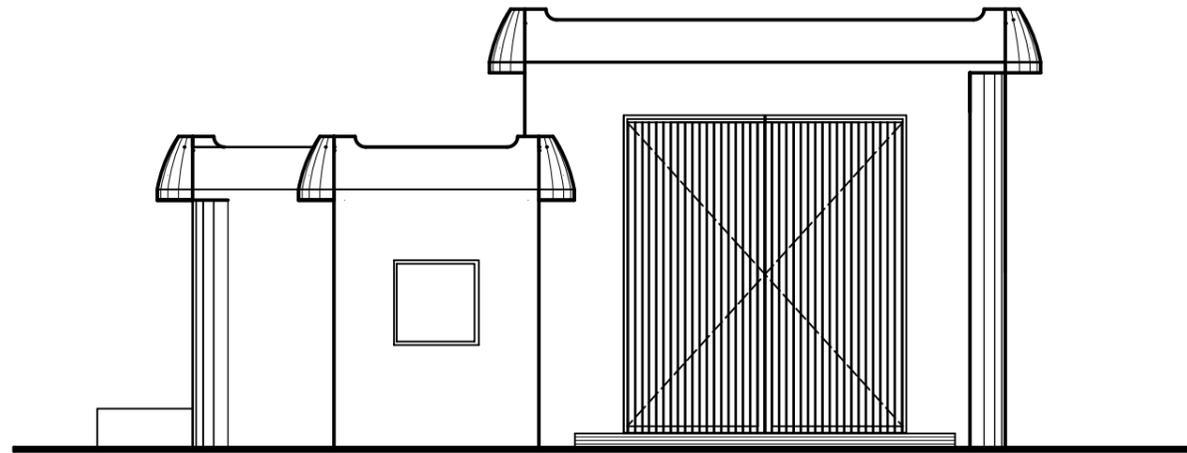


FACADE PRINCIPALE
Echelle 1/100

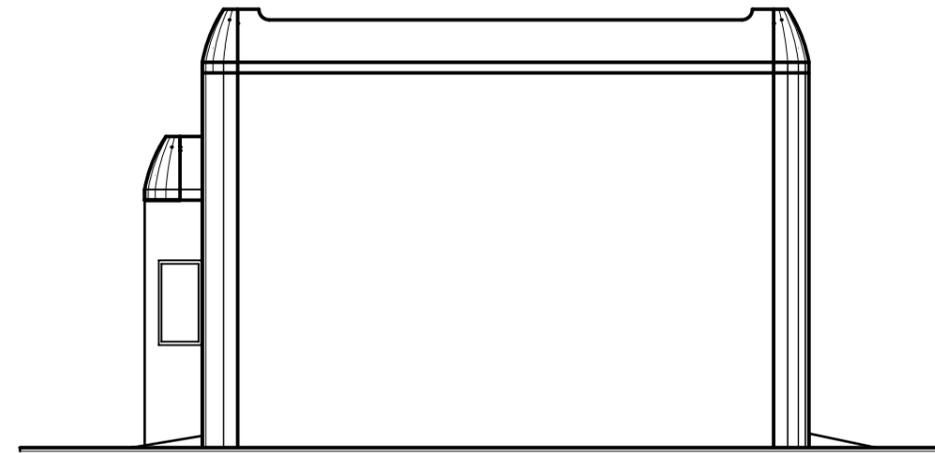

FACADE LATERALE DROITE
Echelle 1/100

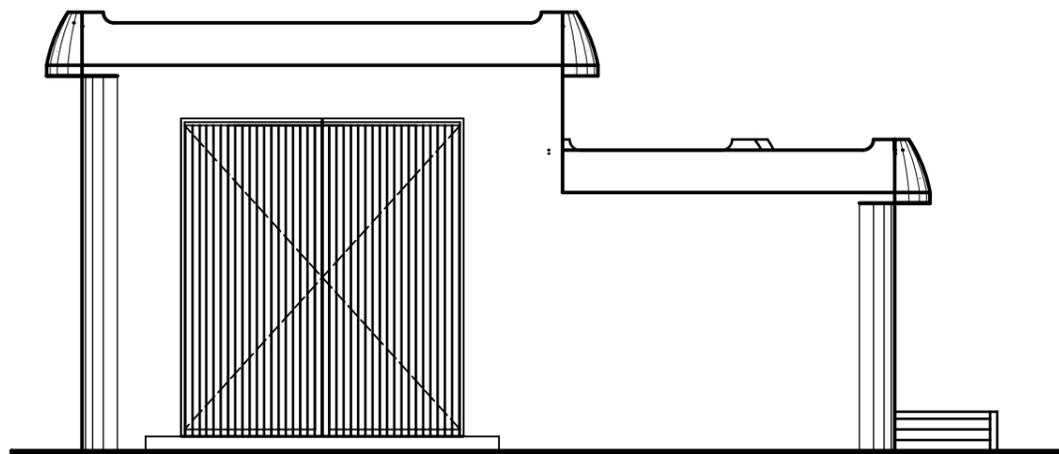

FACADE POSTERIEURE
Echelle 1/100

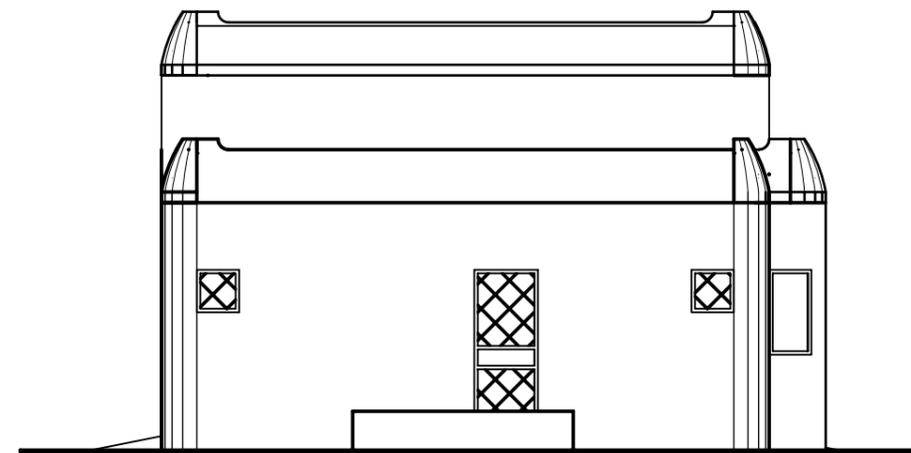


FACADE LATERALE GAUCHE
Echelle 1/100

SATA-AFRIQUE
01 BP 3610 OUAGADOUGOU 01
Tél : (226) 25-30-27-11
Fax : (226) 25-30-27-12
Email : infos@satafrique.com
BURKINA FASO

PROJET DE CONSTRUCTION D'UN LOCAL DE CONTRÔLE ET D'ABRI DES FOURGONS DE LA CLIENTELE INSTITUTIONNELLE AU NIVEAU DE L'AGENCE PRINCIPALE DE LA BCEAO A OUAGADOUGOU

SF 05

SAS FOURGONS

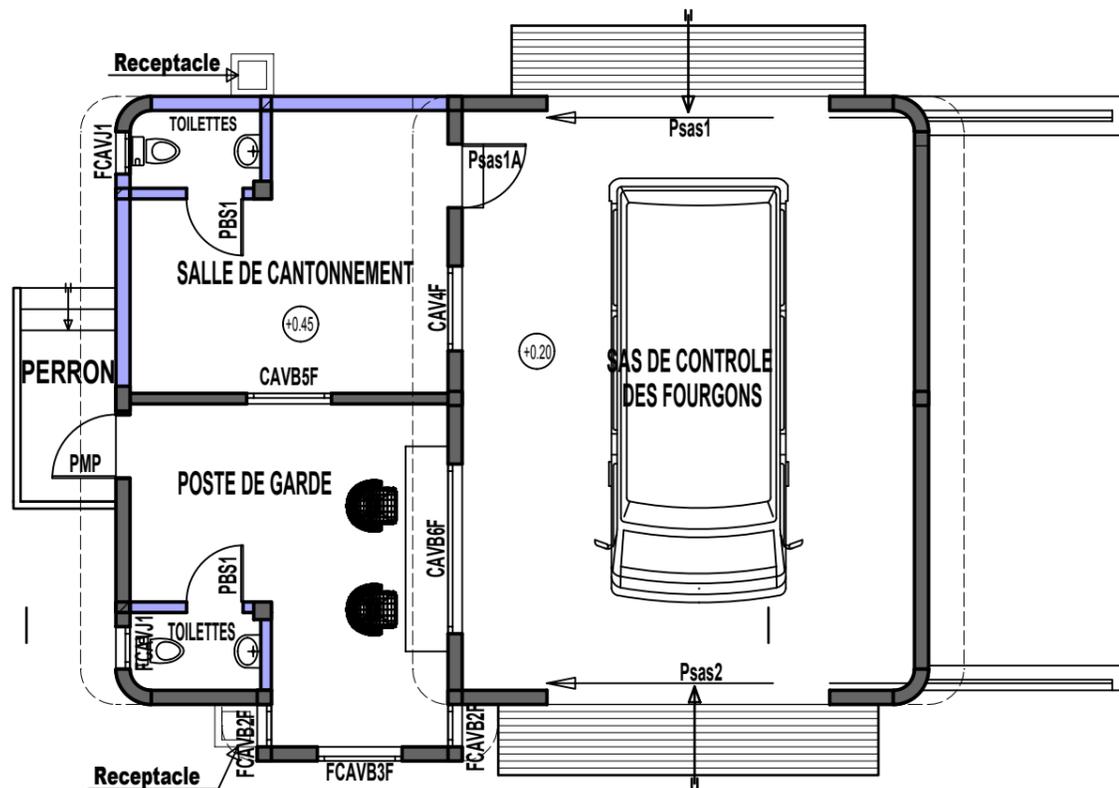

PLAN DE MENUISERIE

Echelle 1/100

LEGENDE MENUISERIE


Quantité	MENUISERIE ALUMINIUM	
1	Psas1A	Porte en chassis aluminium laqué vitré , vitrage trempé de 6mm type "securit" de saint-gobain , 90 x 210
1	FCAVJ1	Fenêtre à châssis aluminium vitré type jalousie de 60x60 cm,vitrage simple ouvrant à la française
1	CAV4F	Châssis aluminium vitré fixe de 120x120 cm, vitré ,vitrage trempé de 6mm type "securit" de saint-gobain ,(coté salle de cantonnement)
MENUISERIE BOIS		
2	PBS1	Porte en bois stratifié de dimension 80x210 dotée de serrure à mortaiser pour cylindre européen avec cadre en bois massif et âme composée de panneaux de contreplaqué collés et revêtus de feuilles de massif haute pression.
MENUISERIE SECURITE BANQUE		
Quantité	MENUISERIE ALUMINIUM	
2	FCAVB2F	Fenêtre à châssis aluminium vitré fixe de 60x120 cm,vitrage pare-balles de sécurité de classe de résistance BR5 au sens de la norme EN 1063 ,(coté poste de garde)
1	FCAVB3F	Fenêtre à châssis aluminium vitré fixe de 120x120 cm,vitrage pare-balles de sécurité vitrage trempé type "securit" de saint-gobain,(poste de garde)
1	CAVB5F	Châssis aluminium vitré fixe de 120x100 cm, ,vitrage pare-balles de sécurité de classe de résistance BR5 au sens de la norme EN 1063
1	CAVB6F	Fenêtre à châssis aluminium vitré fixe de 240x90 cm,vitrage pare-balles de sécurité de classe de résistance BR5 au sens de la norme EN 1063 sur lequel est installé au droit des passes sons, au niveau du comptoire est encastrés un passe-documents (15x 30 cm) espaces de 1,50m (voir plan callepinage)dotée d'un passe-documents coté sortie
MENUISERIE METALLIQUE		
1	Psas1	Porte métallique coulissante (intérieur BCEAO) de 400x450 cm (passage libre), tôle sur les deux faces avec un barreaudage intérieur en fer plein de 25x25 mm espacement de 11 cm entre barreaux,des traverses en fer plein de 25x25 mm à tous les 50 cm,interverrouillée avec la porte Psas2,à verrouillage télécommandé en dual (Poste de contrôle sécurité et poste de garde)
1	Psas2	Porte métallique coulissante à l'entrée du sas (extérieur BCEAO) de 400x450 cm (Passage libre),tôle sur les deux faces avec un barreaudage intérieur en fer plein de 25x25 mm espacement de 11 cm entre barreaux,des traverses en fer plein de 25x25 mm à tous les 50 cm,à verrouillage électrique et ouverture automatique commandés en dual entre le poste de garde et le PCS
1	PMP	Porte métallique en tôle pleine double peaux de 90x210 cm (passage libre)

SATA -AFRIQUE
01 BP 3610 OUAGADOUGOU 01
Tél : (226) 25-30-27-11
Fax : (226) 25-30-27-12
Email:infos@satafrique.com
BURKINA FASO

PROJET DE CONSTRUCTION D'UN LOCAL DE CONTRÔLE ET D'ABRI DES FOURGONS DE LA CLIENTELE INSTITUTIONNELLE AU NIVEAU DE L'AGENCE PRINCIPALE DE LA BCEAO A OUAGADOUGOU

SAS FOURGONS

SF 06

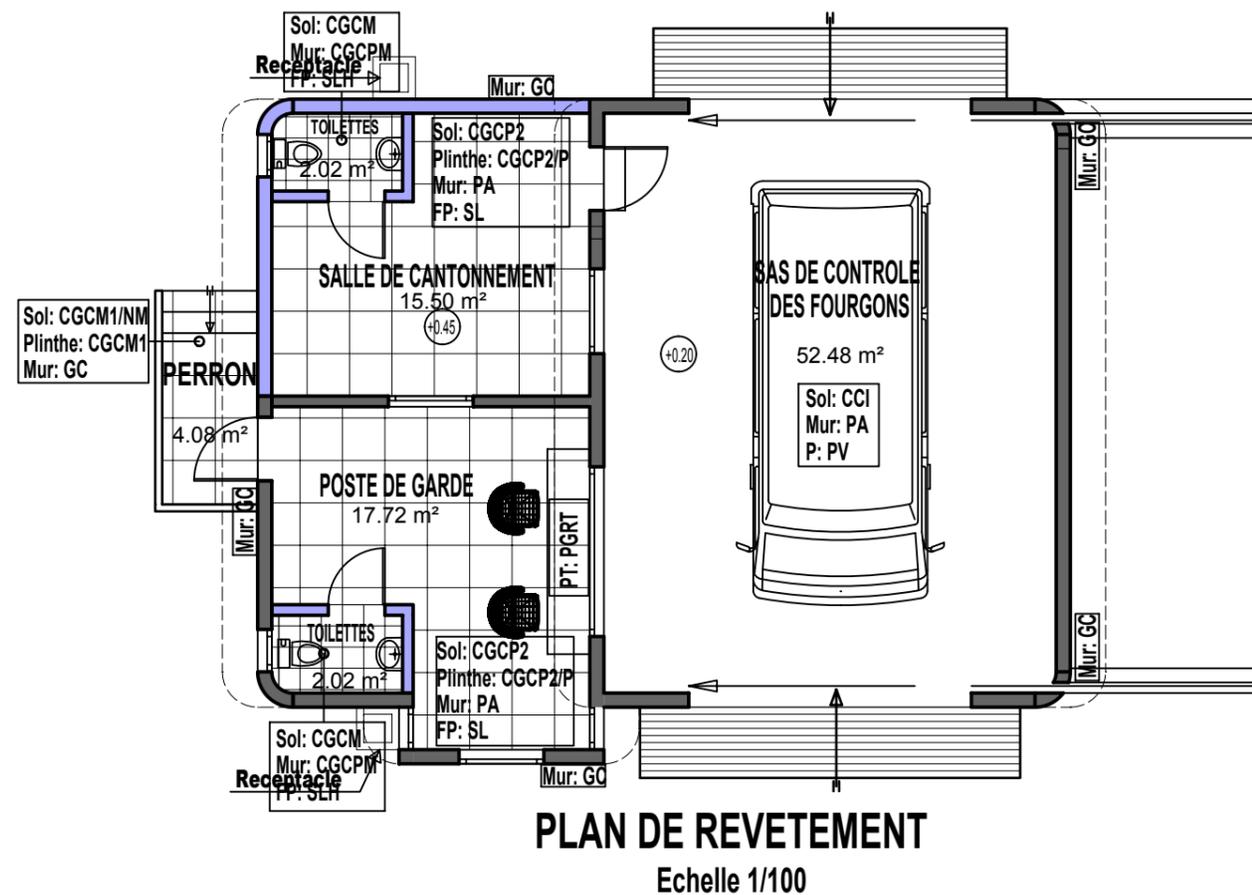

LEGENDE REVÊTEMENT

REVETEMENT SOL	
CCI	Chape Ciment avec couche d'usure incorporée
CGCP2	Carreaux grès cérame pleine masse, poli rectifié type CREMA MARFIL de chez TODAGRES de 60x60. U4P3E2C1
CGCM	Carreaux grès cérame pleine masse mate rectifié type PALAZZO BELVEDERE de chez TODAGRES de 30x30. U4P3E2C1
CGCM1/NM	Carreaux grès cérame pleine masse mate rectifié type PALAZZO PITTI de chez TODAGRES de 60x60 avec nez de marche. U4P3E2C1
PT	Plan de travail
PGRT	Plaque de granite
REVETEMENT MURAL	
GC	Revêtement mural en carreaux grès cérame non emailé ou double charge poli rectifié type natural de chez TODAGRES
PA	Peinture mate aux copolymères acrylique en dispersion aqueuse de type PANTEX 800 de seigneurie
CGCPM	Carreaux grès cérame pleine masse poli rectifié type PALAZZO BARBERINI de chez TODAGRES.
REVETEMENT PLINTHE	
CGCP4/P	Plinthe assorti en Carreaux grès cérame pleine masse, poli rectifié, type CREMA MARFIL de chez TODAGRES H=10cm
CGCM1/P	Plinthe assorti à rebord arrondi en Carreaux grès cérame pleine masse poli rectifié type PALAZZO PITTI de chez TODAGRES H=10cm
REVETEMENT PLAFOND	
PV	Peinture vinylique
REVETEMENT FAUX PLAFOND	
SL	Faux plafond lisse en panneau BA 13
SLH	Faux plafond lisse en panneau BA 13 hydrofuge

SATA - AFRIQUE

01 BP 3610 OUAGADOUGOU 01

Tél : (226) 25-30-27-11

Fax : (226) 25-30-27-12

Email: infos@satafrique.com


BURKINA FASO

PROJET DE CONSTRUCTION D'UN LOCAL DE CONTRÔLE ET D'ABRI DES FOURGONS DE LA CLIENTELE INSTITUTIONNELLE AU NIVEAU DE L'AGENCE PRINCIPALE DE LA BCEAO A OUAGADOUGOU

SAS FOURGONS

SF 07

LEGENDE ELECTRICITE

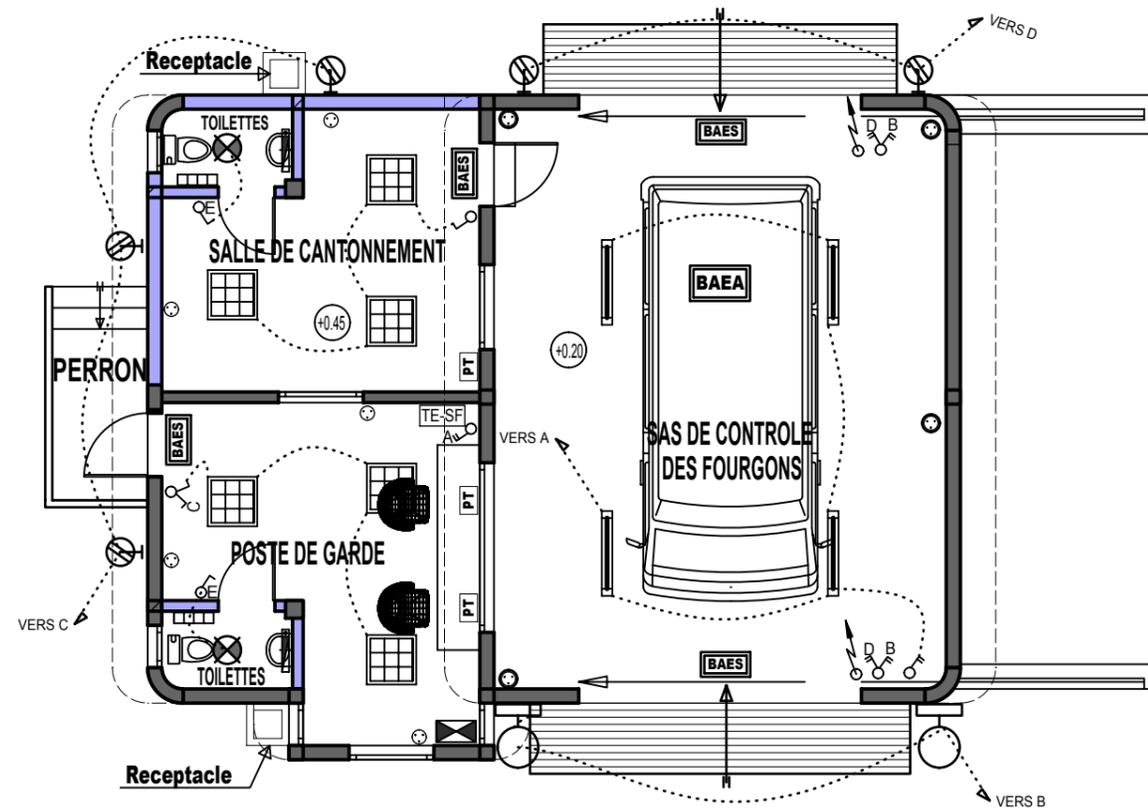

PLAN D'ELECTRICITE COURANT FORT

Echelle:1/100

APPAREILLAGE D'ECLAIRAGE

	Luminaire encastré MEDIUM 418DVP IC équipé de lampe 4XTFP18W IC TBL de chez PHILIPS ou équivalent
	Réglette fluorescente étanche RBP CLUB TMX 204 1xTFP 36W de chez PHILIPS ou équivalent
	HUBLOT rond étanche KORO équipé de lampe fluocompacte 2XEFS 9W de chez LEGRAND ou équivalent
	Applique sanitaire avec interrupteur simple allumage classe 2 de chez LEGRAND ou équivalent
	Sèche main
	Armoire VDV
	Applique HOME 114-15W-490 lm de chez REXEL ou équivalent
	Console CYCAR sera équipée d'un diffuseur CYCAR 400méthacrylate avec lampe FEE 75W / E 27 de chez PHILIPS ou équivalent y compris le support en acier galvanisé, tout accessoire de fixation et de pose;et toutes sujétions
	Bloc autonome d'éclairage de sécurité de chez LEGRAND
	Bloc autonome d'éclairage d'ambiance 360 lumens de chez Legrand ou équivalent
	Poste de travail comprenant: - 2 prises de 2P+T avec detrompeur - 1 prise informatique RJ45 - 1 prise téléphonique RJ45

PETIT APPAREILLAGE

	Interrupteur simple allumage mosaïc de chez LEGRAND ou équivalent
	Interrupteur simple allumage plexo étanche de chez LEGRAND ou équivalent
	Interrupteur va et vient mosaïc avec voyant lumineux de chez LEGRAND ou équivalent
	Interrupteur double va et vient type mosaïc de chez LEGRAND ou équivalent
	Interrupteur double simple allumage plexo étanche de chez LEGRAND ou équivalent
	Prise de courant 2P+T mosaïc de chez LEGRAND ou équivalent
	Prise de courant étanche 2P+T mosaïc de chez LEGRAND ou équivalent
	Attente volet roulant

TABLEAUX ELECTRIQUES

	Tableau électrique SAS FOURGONS
--	---------------------------------

SATA - AFRIQUE

01 BP 3610 OUAGADOUGOU 01

Tél : (226) 25-30-27-11

Fax : (226) 25-30-27-12


Email: infos@satafrique.com

BURKINA FASO

PROJET DE CONSTRUCTION D'UN LOCAL DE CONTRÔLE ET D'ABRI DES FOURGONS DE LA CLIENTELE INSTITUTIONNELLE AU NIVEAU DE L'AGENCE PRINCIPALE DE LA BCEAO A OUAGADOUGOU

SAS FOURGONS

SF 08

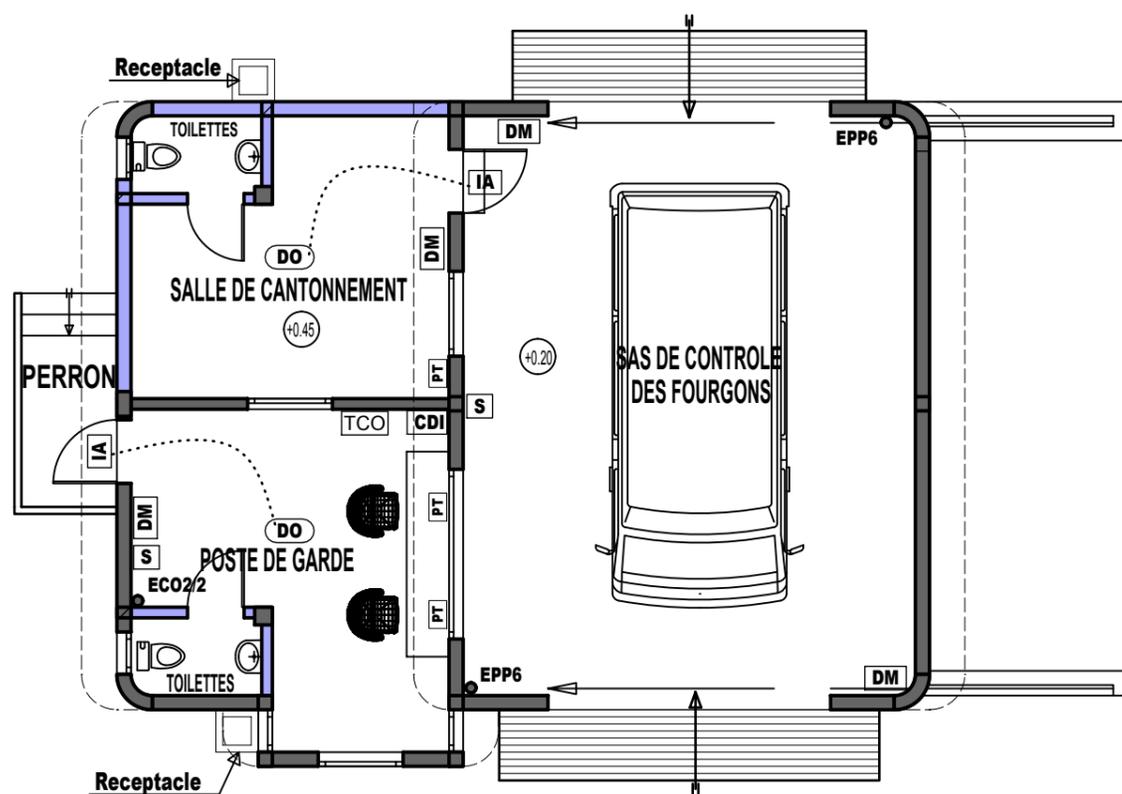

PLAN D'ELECTRICITE COURANT FAIBLE

Echelle:1/100

LEGENDE COURANT FAIBLE

<u>DETECTION INCENDIE - SONORISATION</u>	
IA	Indicateur d'actions de chez LEGRAND ou équivalent
DO	Détecteur automatique à principe optique de chez LEGRAND ou équivalent
DM	Déclencheur manuel à membrane de chez LEGRAND ou équivalent
S	Alarme sonore émettant le son AFNOR de chez LEGRAND ou équivalent
CDI	Centrale de détection et alarme incendie
PT	Poste de travail comprenant: - 2 prises de 2P+T avec detrompeur - 1 prise informatique RJ45 - 1 prise téléphonique RJ45
TCO	Tableau Divisionnaire Courant Ondulé
<u>LEGENDE PROTECTION INCENDIE</u>	
ECO2/2	Extincteur au Dioxyde de carbone de 2kg
EPP6	Extincteur à Poudre Polyvalente de 6kg

SATA-AFRIQUE

01 BP 3610 OUAGADOUGOU 01

Tél : (226) 25-30-27-11

Fax : (226) 25-30-27-12


Email: infos@satafrique.com

BURKINA FASO

PROJET DE CONSTRUCTION D'UN LOCAL DE CONTRÔLE ET D'ABRI DES FOURGONS DE LA CLIENTELE INSTITUTIONNELLE AU NIVEAU DE L'AGENCE PRINCIPALE DE LA BCEAO A OUAGADOUGOU

SAS FOURGONS

SF 09

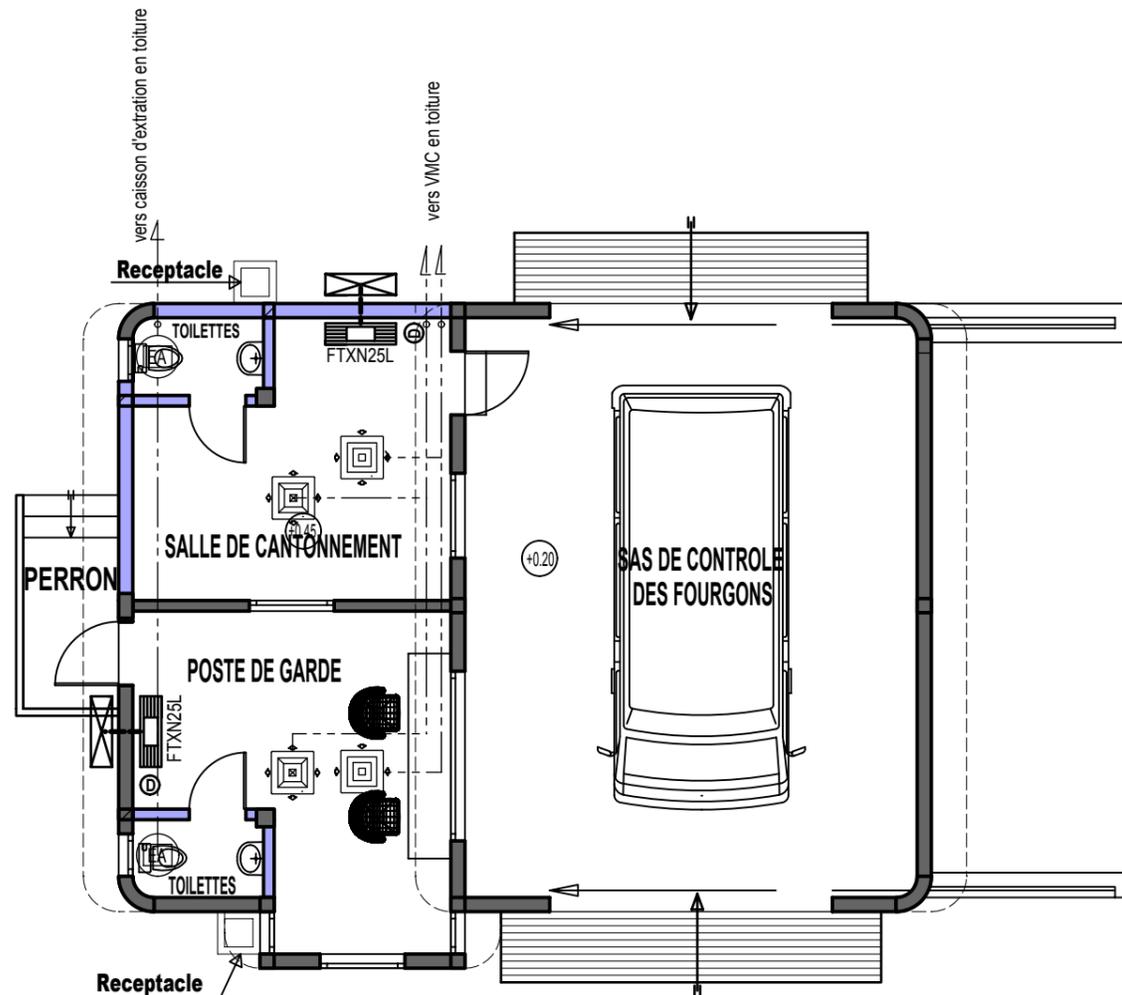

PLAN DE CLIMATISATION VENTILATION ET VMC

Echelle:1/100

LEGENDE CLIMATISATION - VENTILATION

CLIMATISEUR - VENTILATEUR	
	Unité extérieure split system de marque MITSUBISHI ou équivalent
	Unité intérieure split system type mural de marque MITSUBISHI ou équivalent
	Dismatic
	Diffuseur carré DAU40 (reprise) 600*600 de chez FRANCE AIR ou équivalent
	Diffuseur carré DAU40 (soufflage) 600*600 de chez FRANCE AIR ou équivalent
	Extracteur d'air type plafonnier de chez FRANCE AIR ou équivalent
	Gaine VMC

SATA - AFRIQUE

01 BP 3610 OUAGADOUGOU 01

Tél : (226) 25-30-27-11

Fax : (226) 25-30-27-12


Email: infos@satafrique.com

BURKINA FASO

PROJET DE CONSTRUCTION D'UN LOCAL DE CONTRÔLE ET D'ABRI DES FOURGONS DE LA CLIENTELE INSTITUTIONNELLE AU NIVEAU DE L'AGENCE PRINCIPALE DE LA BCEAO A OUAGADOUGOU

SAS FOURGONS


SF 10

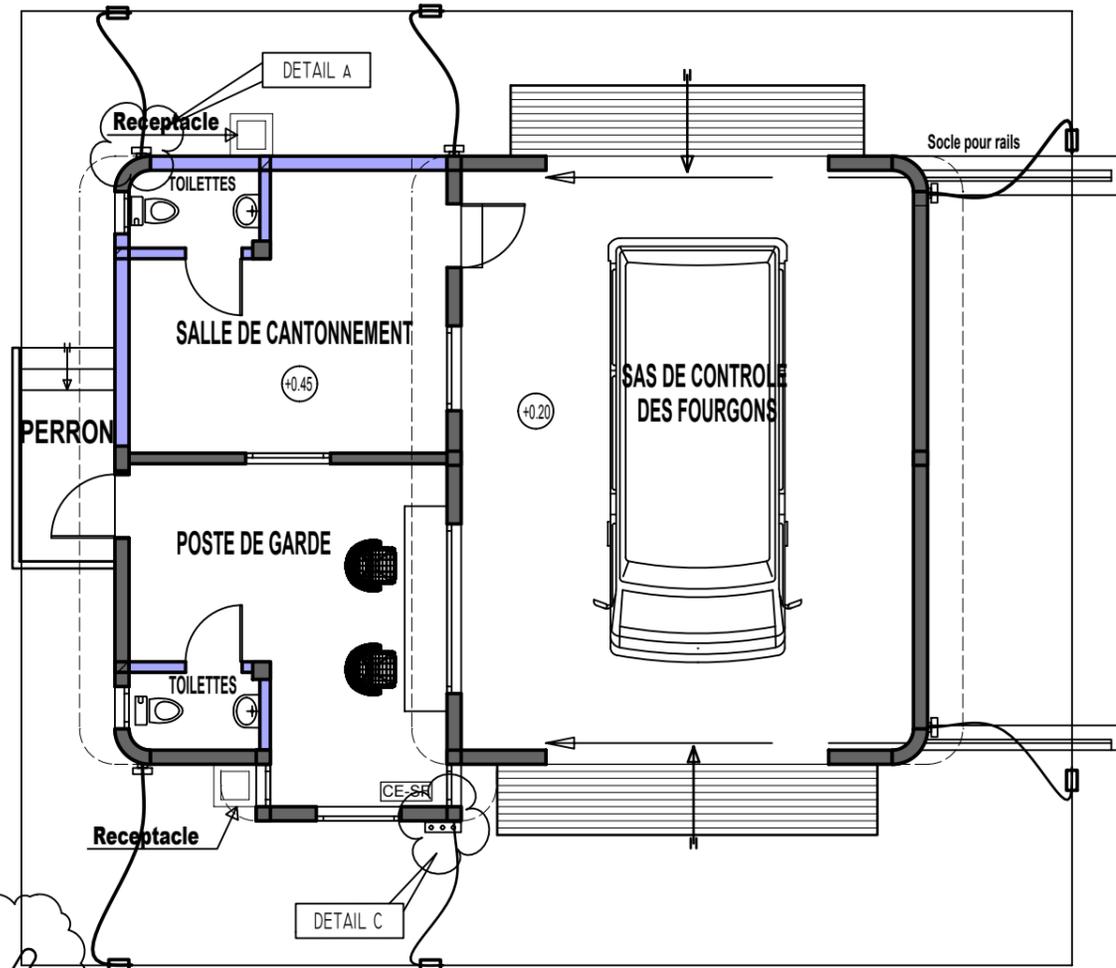


PLAN DE MISE A LA TERRE

Echelle 1/100


LEGENDE	
symb.	Designation
~	Cuivre nu 29 MM ²
▬▬▬	Barrette de mesure
□	Cosse de raccordement cupro-aluminium
⌋	Raccord à griffes
⚡	Piquet de terre cuivre acier L = 2M

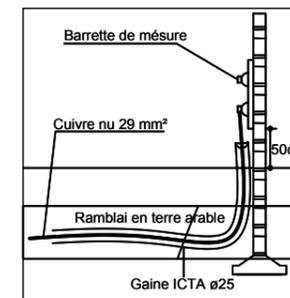

DETAIL A

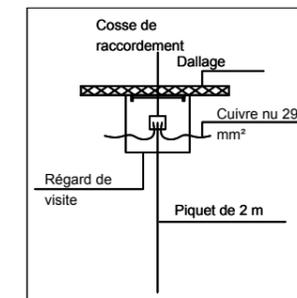

DETAIL B

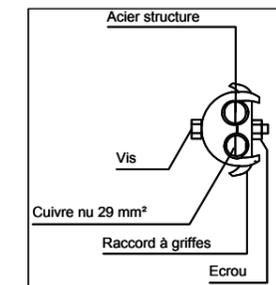

DETAIL C

SATA-AFRIQUE
01 BP 3610 OUAGADOUGOU 01
Tél : (226) 25-30-27-11
Fax : (226) 25-30-27-12
Email: infos@satafrique.com
BURKINA FASO


PROJET DE CONSTRUCTION D'UN LOCAL DE CONTRÔLE ET D'ABRI DES FOURGONS DE LA CLIENTELE INSTITUTIONNELLE AU NIVEAU DE L'AGENCE PRINCIPALE DE LA BCEAO A OUAGADOUGOU

SAS FOURGONS

SF 11

LEGENDE ELECTRICITE

APPAREILLAGE D'ECLAIRAGE	
	Luminaire encastré MEDIUM 418DVP IC équipé de lampe 4XTFP18W IC TBL de chez PHILIPS ou équivalent
	Réglette fluorescente étanche RBP CLUB TMX 204 1xTFP 36W de chez PHILIPS ou équivalent
	HUBLOT rond étanche KORO équipé de lampe fluocompacte 2XEFS 9W de chez LEGRAND ou équivalent
	Applique sanitaire avec interrupteur simple allumage classe 2 de chez LEGRAND ou équivalent
	Sèche main
	Armoire VDV
	Applique HOME 114-15W-490 lm de chez REXEL ou équivalent
	Bloc autonome d'éclairage de sécurité de chez LEGRAND
	Bloc autonome d'éclairage d'ambiance 360 lumens de chez Legrand ou équivalent
	Poste de travail comprenant: - 2 prises de 2P+T avec detrompeur - 1 prise informatique RJ45 - 1 prise téléphonique RJ45
PETIT APPAREILLAGE	
	Interrupteur simple allumage mosaïc de chez LEGRAND ou équivalent
	Interrupteur simple allumage plexo étanche de chez LEGRAND ou équivalent
	Interrupteur va et vient mosaïc avec voyant lumineux de chez LEGRAND ou équivalent
	Interrupteur double simple allumage plexo étanche de chez LEGRAND ou équivalent
	Prise de courant 2P+T mosaïc de chez LEGRAND ou équivalent
	Prise de courant étanche 2P+T mosaïc de chez LEGRAND ou équivalent
	Attente volet roulant
TABLEAUX ELECTRIQUES	
	Tableau électrique SAS FOURGONS
	Tube ICT Ø 20+3 fils H07V - U 2.5 mm²
	Tube ICT Ø 16+3 fils H07V - U 1.5 mm²
	Tube ICTA Ø 20+3 fils H07V - U 2.5 mm²

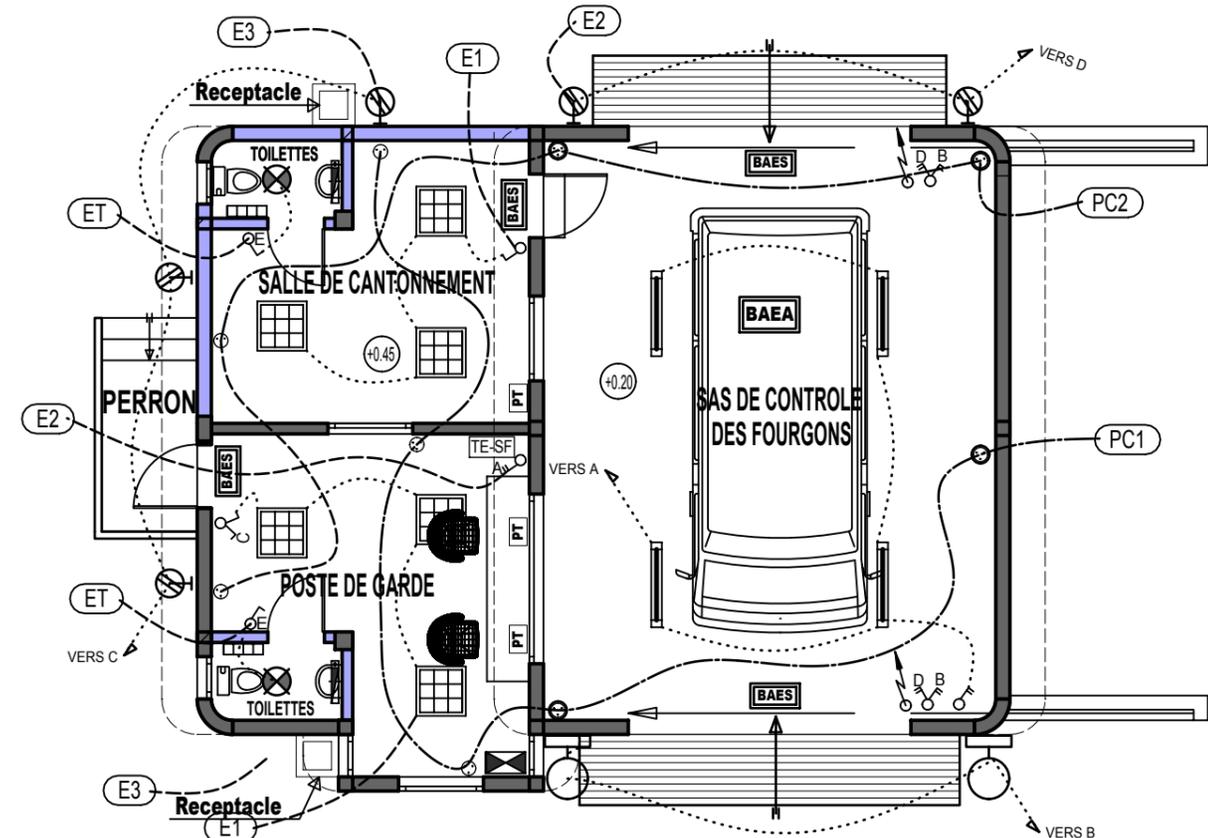

PLAN DES CIRCUITS ELECTRIQUES COURANT FORT


Echelle:1/100

SATA-AFRIQUE
01 BP 3610 OUAGADOUGOU 01
Tél : (226) 25-30-27-11
Fax : (226) 25-30-27-12
Email: infos@satafrique.com
BURKINA FASO

PROJET DE CONSTRUCTION D'UN LOCAL DE CONTRÔLE ET D'ABRI DES FOURGONS DE LA CLIENTELE INSTITUTIONNELLE AU NIVEAU DE L'AGENCE PRINCIPALE DE LA BCEAO A OUAGADOUGOU

SAS FOURGONS

SF 12

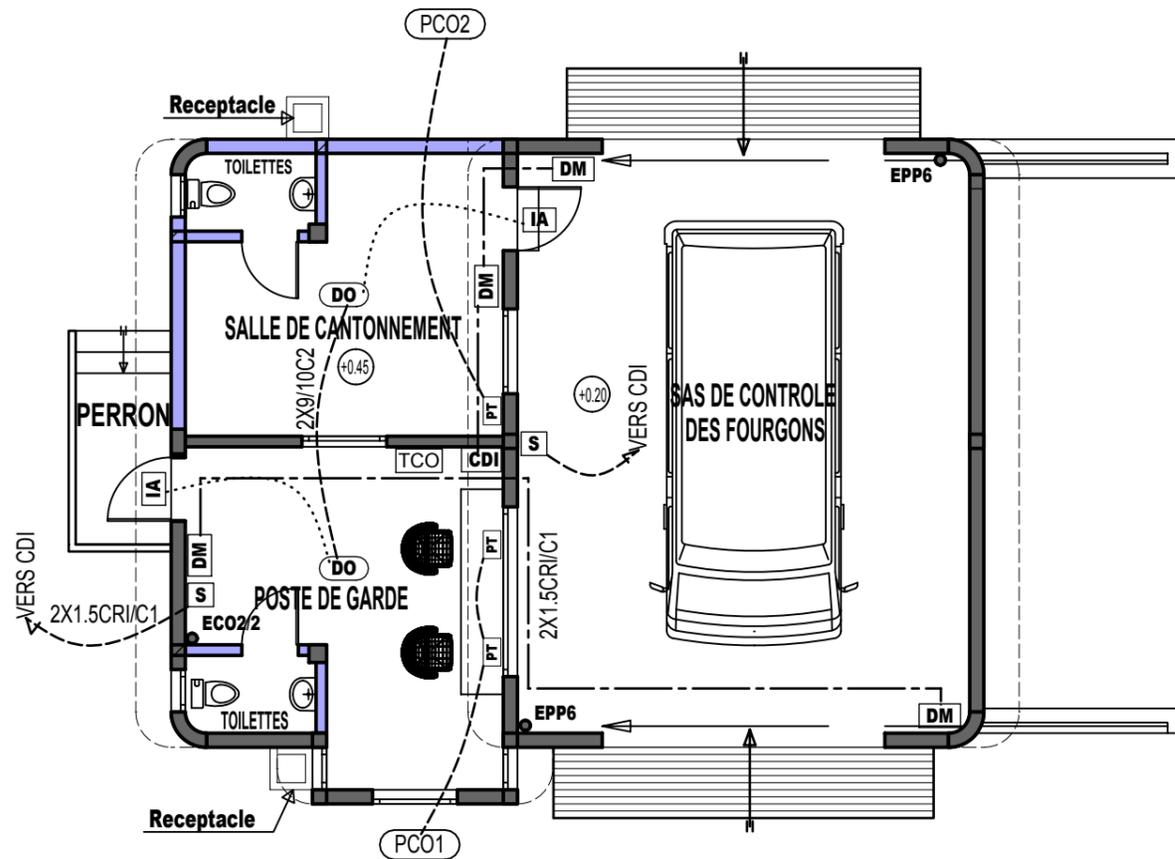

PLAN DES CIRCUITS ELECTRIQUE COURANT FAIBLE

Echelle:1/100

LEGENDE COURANT FAIBLE

<u>DETECTION INCENDIE - SONORISATION</u>	
IA	Indicateur d'actions de chez LEGRAND ou équivalent
DO	Détecteur automatique à principe optique de chez LEGRAND ou équivalent
DM	Déclencheur manuel à membrane de chez LEGRAND ou équivalent
S	Alarme sonore émettant le son AFNOR de chez LEGRAND ou équivalent
CDI	Centrale de détection et alarme incendie
PT	Poste de travail comprenant: - 2 prises de 2P+T avec detrompeur - 1 prise informatique RJ45 - 1 prise téléphonique RJ45
TCO	Tableau Divisionnaire Courant Ondulé
<u>LEGENDE PROTECTION INCENDIE</u>	
ECO2/2	Extincteur au Dioxyde de carbone de 2kg
EPP6	Extincteur à Poudre Polyvalente de 6kg
PCO	Tube ICT Ø 25+3 fils H07V - U 2.5 mm ²

SATA - AFRIQUE

01 BP 3610 OUAGADOUGOU 01

Tél : (226) 25-30-27-11

Fax : (226) 25-30-27-12


Email: infos@satafrique.com

BURKINA FASO

PROJET DE CONSTRUCTION D'UN LOCAL DE CONTRÔLE ET D'ABRI DES FOURGONS DE LA CLIENTELE INSTITUTIONNELLE AU NIVEAU DE L'AGENCE PRINCIPALE DE LA BCEAO A OUAGADOUGOU

SAS FOURGONS

SF 13

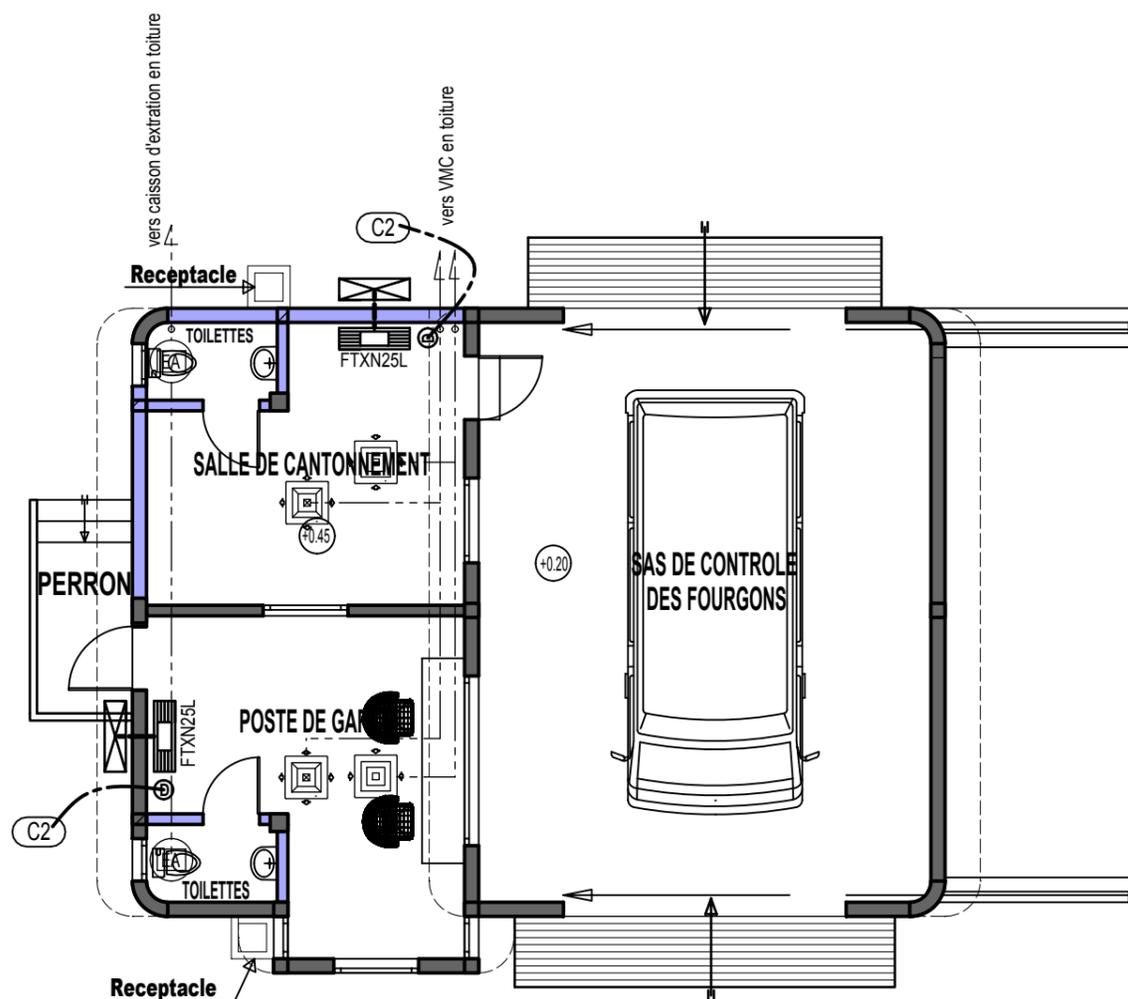

LEGENDE CLIMATISATION - VENTILATION

CLIMATISEUR - VENTILATEUR	
	Unité exterieure split system de marque MITSUBISHI ou équivalent
	Unité interieure split system type mural de marque MITSUBISHI ou équivalent
	Dismatic
	Tube ICT Ø 25+3 fils H07V - U 4 mm ²

PLAN DES CIRCUITS ELECTRIQUE CLIMATISATION VENTILATION


Echelle:1/100

SATA-AFRIQUE
01 BP 3610 OUAGADOUGOU 01
Tél : (226) 25-30-27-11
Fax : (226) 25-30-27-12
Email: infos@satafrique.com
BURKINA FASO

**PROJET DE CONSTRUCTION D'UN LOCAL DE CONTRÔLE ET D'ABRI DES FOURGONS
DE LA CLIENTELE INSTITUTIONNELLE AU NIVEAU DE L'AGENCE PRINCIPALE DE LA BCEAO A OUAGADOUGOU**

SAS FOURGONS

SF 14

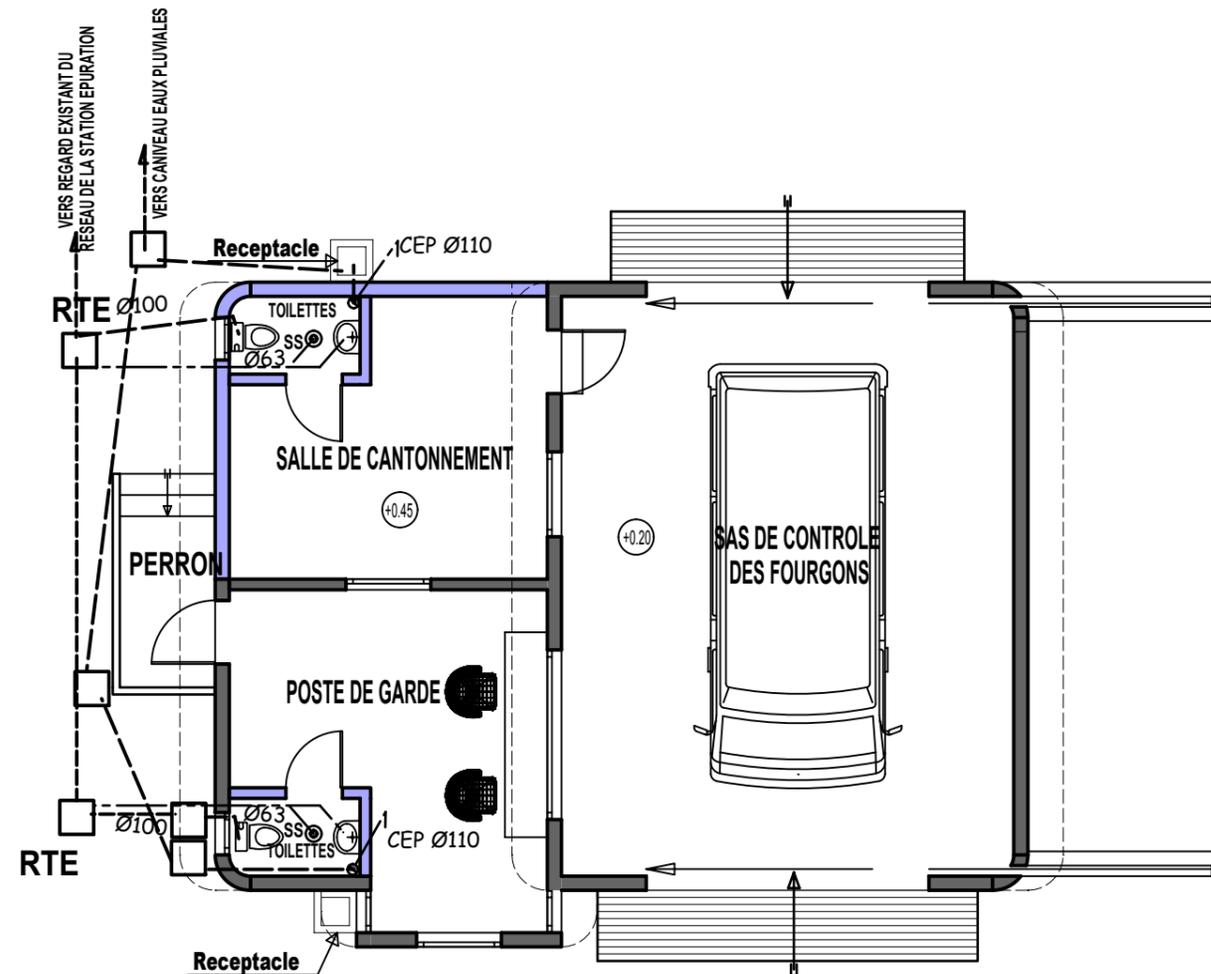

PLAN D'ASSAINISSEMENT EAUX USEES ET VANNES

Echelle:1/100


LEGENDE	
	Regard Toutes Eaux 60X60
	Siphon de sol
	Réseau eaux usées (en pvce)
	Réseau eaux vannes (en pvce)
	Chute eaux pluviales
Pente de pose des tuyauteries = 1%	

SATA-AFRIQUE
01 BP 3610 OUAGADOUGOU 01
Tél : (226) 25-30-27-11
Fax : (226) 25-30-27-12
Email: infos@satafrique.com
BURKINA FASO

**PROJET DE CONSTRUCTION D'UN LOCAL DE CONTRÔLE ET D'ABRI DES FOURGONS
DE LA CLIENTELE INSTITUTIONNELLE AU NIVEAU DE L'AGENCE PRINCIPALE DE LA BCEAO A OUAGADOUGOU**

SAS FOURGONS

SF 15

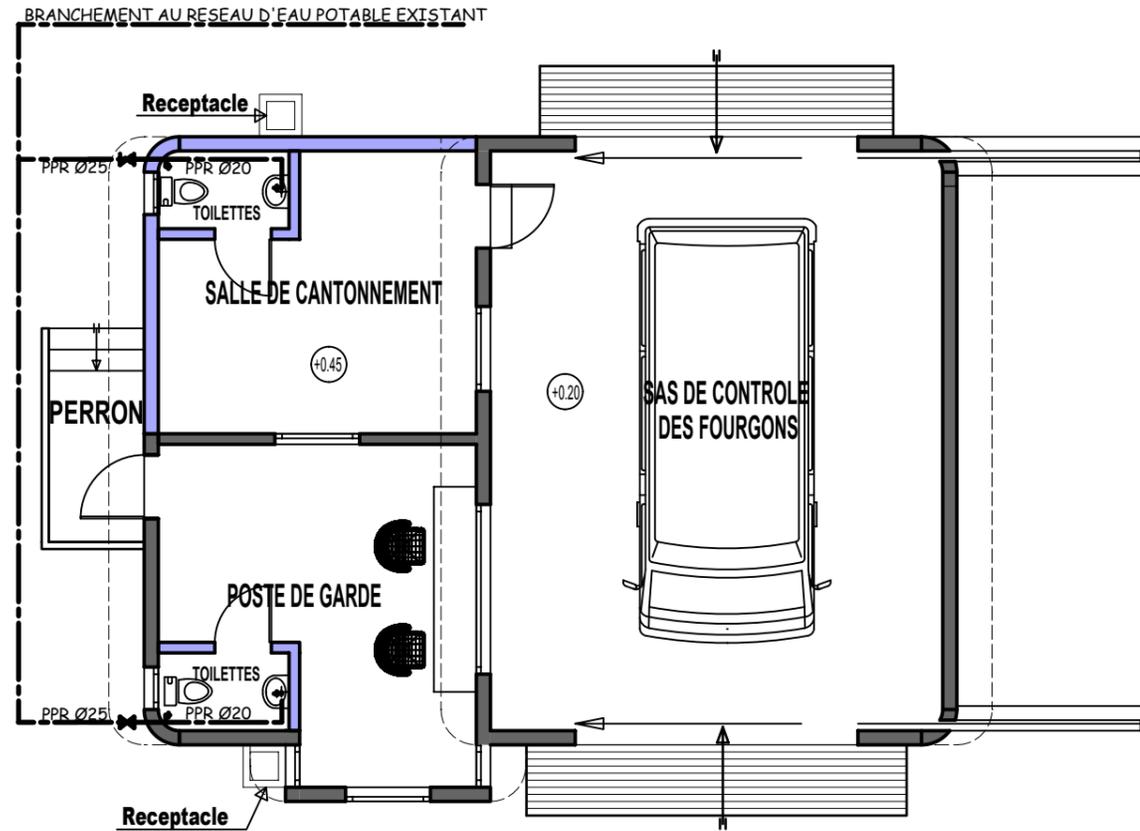

PLAN D'ALIMENTATION EN EAUX POTABLES

Echelle:1/100

LEGENDE


	RESEAU EAUX FROIDES INTERIEUR EN PER Ø 20
	Installation de Toilette en tube PPR DN 20
	VANNE D'ARRET

SATA-AFRIQUE
01 BP 3610 OUAGADOUGOU 01
Tél : (226) 25-30-27-11
Fax : (226) 25-30-27-12
Email: infos@satafrique.com
BURKINA FASO

PROJET DE CONSTRUCTION D'UN LOCAL DE CONTRÔLE ET D'ABRI DES FOURGONS DE LA CLIENTELE INSTITUTIONNELLE AU NIVEAU DE L'AGENCE PRINCIPALE DE LA BCEAO A OUAGADOUGOU

SAS FOURGONS

SF 16

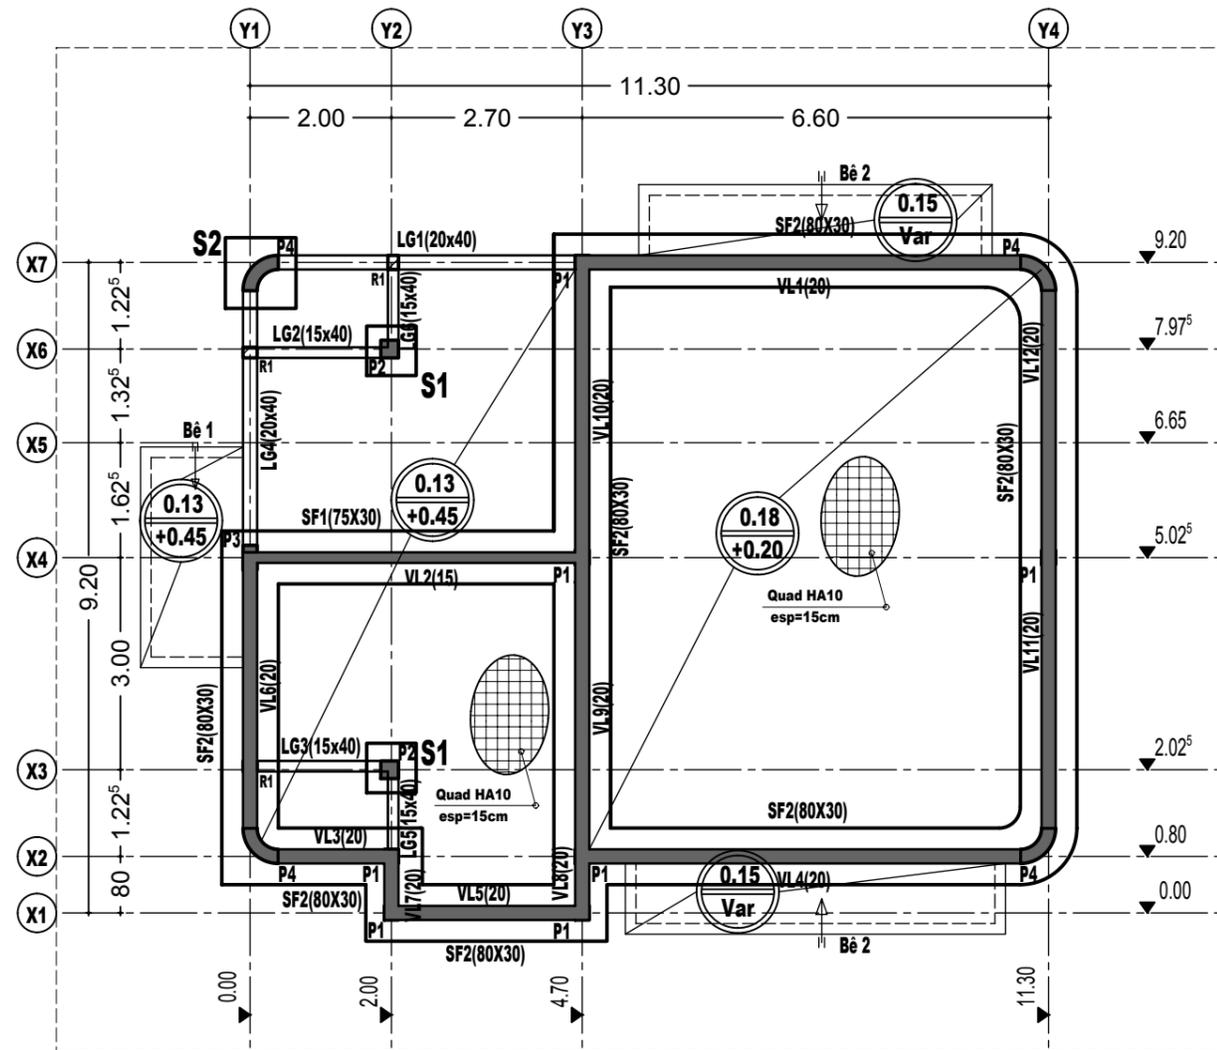

PLAN DE COFFRAGE - DALLAGE - FONDATION

Echelle 1/100

DIMENSION DES ELEMENTS

ELEMENTS	DESIGNATION	A(cm)	B(cm)	H(cm)	OBS.
POTEAUX	P1	20	20	-	-
	P4				
	P2	25	25	-	-
	P3	20	35	-	-
SEMELLE	S1	70	70	30	-
	S2	100	100	30	-
SEMELLES FILANTES	SF1	75	30	-	-
	SF2	80	30	-	-
Beches	Be1	15	-	40	-
	Be2	15	-	40	-
Voiles	VI	15-20			
LONGRINE	LG	20	-	-	-


PROFONDEUR D'ENCRAGE = 1.00m /TN
CONTRAINTE ADMISSIBLE DU SOL = 0.3 MPA

SATA-AFRIQUE
01 BP 3610 OUAGADOUGOU 01
Tél : (226) 25-30-27-11
Fax : (226) 25-30-27-12
Email: infos@satafrique.com
BURKINA FASO

PROJET DE CONSTRUCTION D'UN LOCAL DE CONTRÔLE ET D'ABRI DES FOURGONS DE LA CLIENTELE INSTITUTIONNELLE AU NIVEAU DE L'AGENCE PRINCIPALE DE LA BCEAO A OUAGADOUGOU

SAS FOURGONS

SF 17

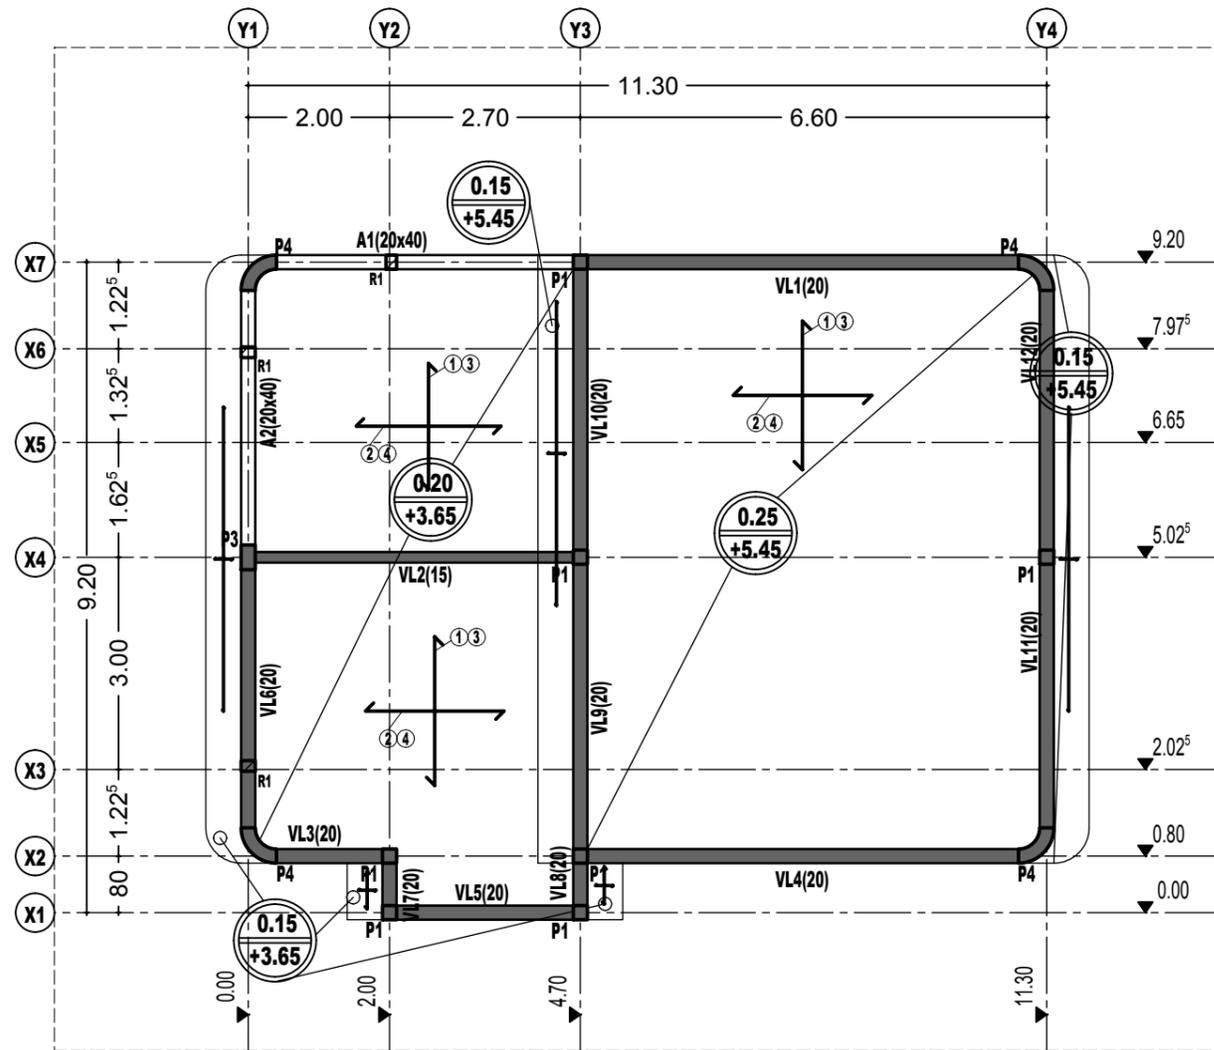

PLAN DE COFFRAGE PLANCHER HAUT RDC

Echelle 1/100

FERRAILLAGE DALLES PLEINES (NAPPES INFERIEURE ET SUPERIEURE)


DESIGNATION	FORMES	NUANCE & ESPACEMENT	OBSERVATIONS
①		HA10 Esp= 15cm	Suivant X
②		HA10 Esp= 15cm	Suivant Y
③		HA10 Esp= 15cm	Suivant X
④		HA10 Esp= 15cm	Suivant Y

SATA-AFRIQUE
01 BP 3610 OUAGADOUGOU 01
Tél : (226) 25-30-27-11
Fax : (226) 25-30-27-12
Email: infos@satafrique.com
BURKINA FASO

**PROJET DE CONSTRUCTION D'UN LOCAL DE CONTRÔLE ET D'ABRI DES FOURGONS
DE LA CLIENTELE INSTITUTIONNELLE AU NIVEAU DE L'AGENCE PRINCIPALE DE LA BCEAO A OUAGADOUGOU**


SAS FOURGONS

SF 18

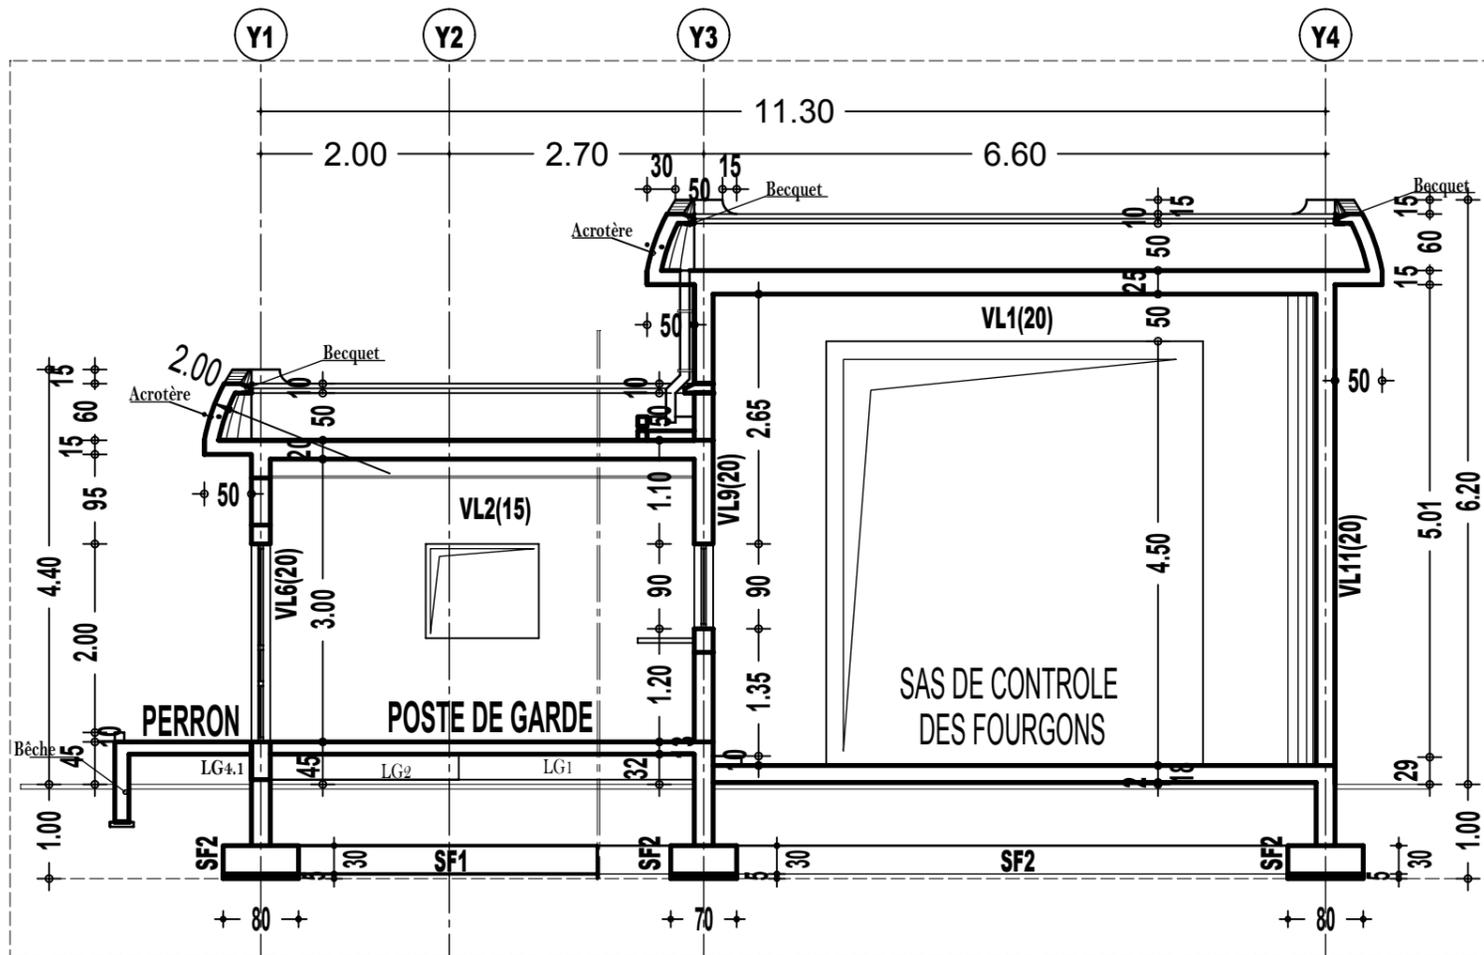

COUPE GENERALE COFFRAGE A-A

Echelle 1/75

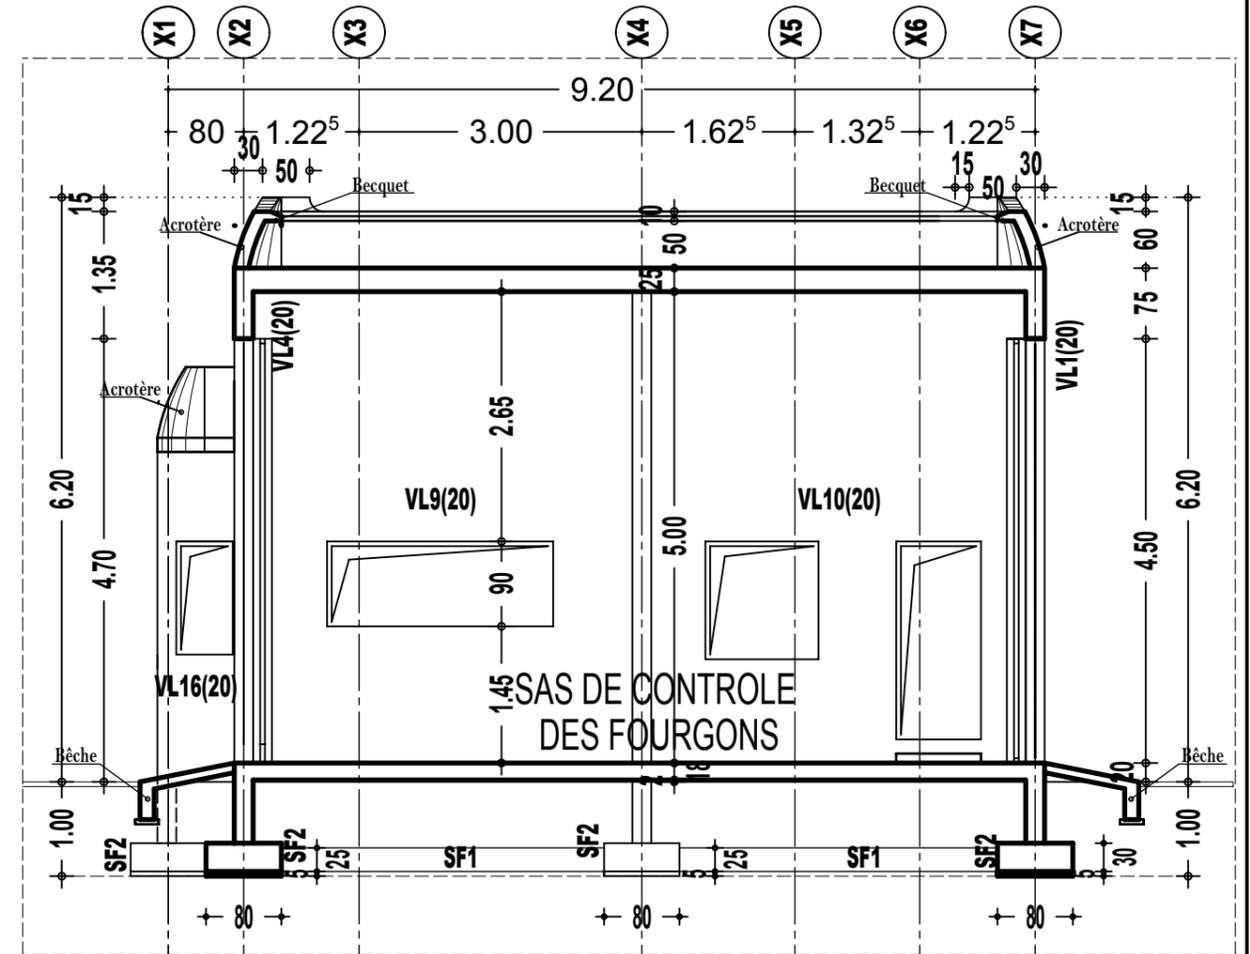

COUPE GENERALE COFFRAGE B-B


Echelle 1/75

SATA-AFRIQUE
01 BP 3610 OUAGADOUGOU 01
Tél : (226) 25-30-27-11
Fax : (226) 25-30-27-12
Email : infos@satafrique.com
BURKINA FASO

PROJET DE CONSTRUCTION D'UN LOCAL DE CONTRÔLE ET D'ABRI DES FOURGONS
DE LA CLIENTELE INSTITUTIONNELLE AU NIVEAU DE L'AGENCE PRINCIPALE DE LA BCEAO A OUAGADOUGOU

CSF 01

SAS FOURGONS

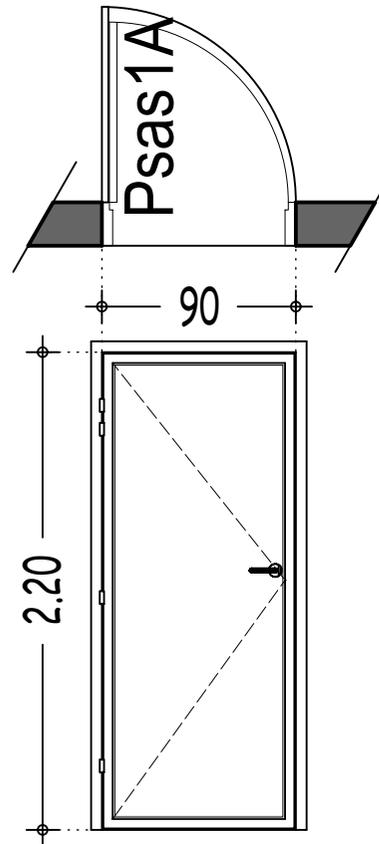

**Psas1A: Porte en chassis aluminium laqué
vitré de 90 x 220, vitrage trempé de 6mm
type "securit" de saint-gobain**

Echelle 1/25

SATA-AFRIQUE

01 BP 3610 OUAGADOUGOU 01

Tél : (226) 25-30-27-11

Fax : (226) 25-30-27-12


Email: infos@satafrique.com

BURKINA FASO

PROJET DE CONSTRUCTION D'UN LOCAL DE CONTRÔLE ET D'ABRI DES FOURGONS
DE LA CLIENTELE INSTITUTIONNELLE AU NIVEAU DE L'AGENCE PRINCIPALE DE LA BCEAO A OUAGADOUGOU

CSF 02

SAS FOURGONS

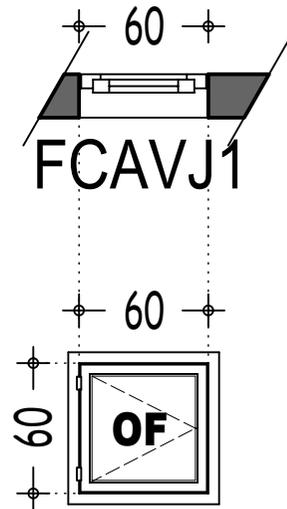

**FCAVJ1:Fenêtre à châssis aluminium vitré
type jalousie de 60x60 cm,vitrage simple
ouvrant à la française**


Echelle 1/25

SATA-AFRIQUE
01 BP 3810 OUAGADOUGOU 01
Tél : (226) 25-30-27-11
Fax : (226) 25-30-27-12
Email: infos@satafrique.com
BURKINA FASO

PROJET DE CONSTRUCTION D'UN LOCAL DE CONTRÔLE ET D'ABRI DES FOURGONS
DE LA CLIENTELE INSTITUTIONNELLE AU NIVEAU DE L'AGENCE PRINCIPALE DE LA BCEAO A OUAGADOUGOU

CSF 03

SAS FOURGONS

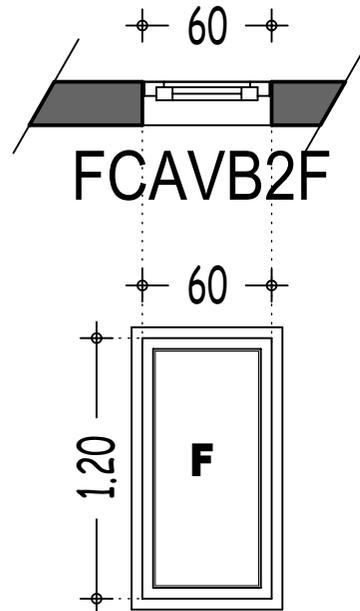


FCAVB2F: Fenêtre à châssis aluminium vitré fixe de 60x120 cm, vitrage pare-balles de sécurité de classe de résistance BR5 au sens de la norme EN 1063 ,(coté poste de garde)

SATA-AFRIQUE
01 BP 3810 OUAGADOUGOU 01
Tél : (226) 25-30-27-11
Fax : (226) 25-30-27-12
Email: infos@satafrique.com
BURKINA FASO

PROJET DE CONSTRUCTION D'UN LOCAL DE CONTRÔLE ET D'ABRI DES FOURGONS
DE LA CLIENTELE INSTITUTIONNELLE AU NIVEAU DE L'AGENCE PRINCIPALE DE LA BCEAO A OUAGADOUGOU

CSF 04

SAS FOURGONS

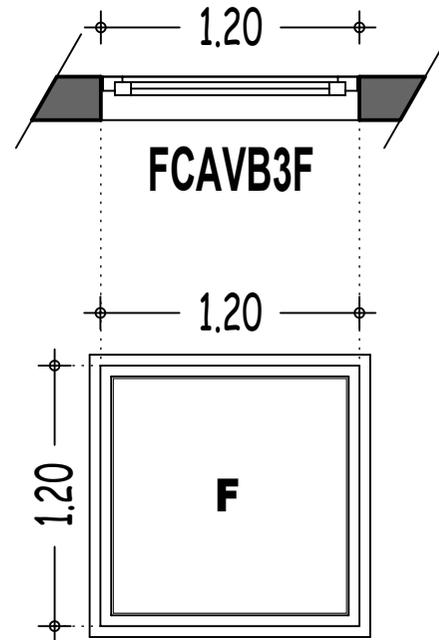

**FCAVB3F: Fenêtre à châssis aluminium vitré fixe
de 120x120 cm, vitrage pare-balles de sécurité
vitrage trempé type "securit" de saint-gobain
,(poste de garde)**


Echelle 1/25

SATA-AFRIQUE
01 BP 3610 OUAGADOUGOU 01
Tél : (226) 25-30-27-11
Fax : (226) 25-30-27-12
Email: infos@satafrique.com
BURKINA FASO

PROJET DE CONSTRUCTION D'UN LOCAL DE CONTRÔLE ET D'ABRI DES FOURGONS
DE LA CLIENTELE INSTITUTIONNELLE AU NIVEAU DE L'AGENCE PRINCIPALE DE LA BCEAO A OUAGADOUGOU

CSF 05

SAS FOURGONS

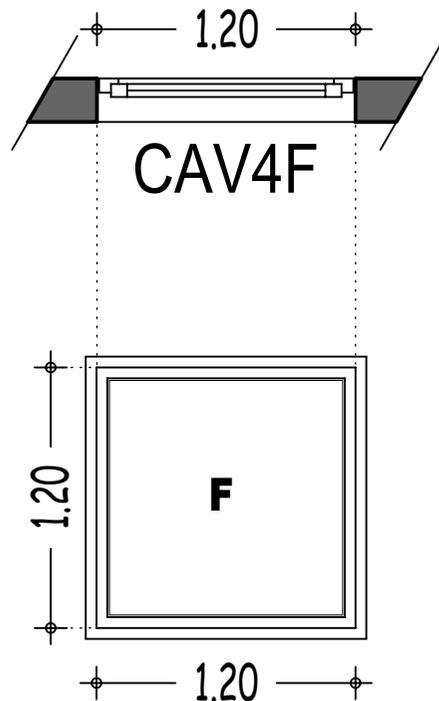


**CAV4F:Châssis aluminium vitré fixe
de 120x120 cm, vitré ,vitrage trempé de 6mm
type "securit" de saint-gobain ,(coté salle de cantonnement)
Echelle 1/25**

SATA-AFRIQUE
01 BP 3610 OUAGADOUGOU 01
Tél : (226) 25-30-27-11
Fax : (226) 25-30-27-12
Email: infos@satafrique.com
BURKINA FASO

PROJET DE CONSTRUCTION D'UN LOCAL DE CONTRÔLE ET D'ABRI DES FOURGONS
DE LA CLIENTELE INSTITUTIONNELLE AU NIVEAU DE L'AGENCE PRINCIPALE DE LA BCEAO A OUAGADOUGOU

CSF 06

SAS FOURGONS

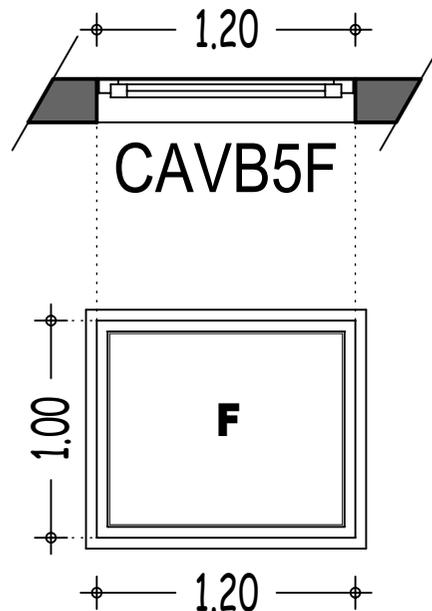

**CAVB5F:Châssis aluminium vitré fixe de 120x100 cm,
vitrage pare-balles de sécurité de classe
de résistance BR5 au sens de la norme EN 1063**


Echelle 1/25

SATA-AFRIQUE
01 BP 3810 OUAGADOUGOU 01
Tél : (226) 25-30-27-11
Fax : (226) 25-30-27-12
Email: infos@satafrique.com
BURKINA FASO

PROJET DE CONSTRUCTION D'UN LOCAL DE CONTRÔLE ET D'ABRI DES FOURGONS
DE LA CLIENTELE INSTITUTIONNELLE AU NIVEAU DE L'AGENCE PRINCIPALE DE LA BCEAO A OUAGADOUGOU

CSF 07

SAS FOURGONS

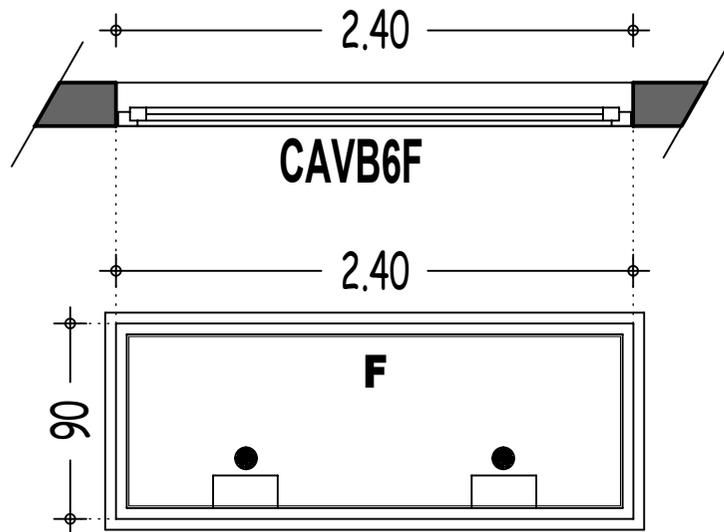

CAVB6F:Fenêtre à châssis aluminium vitré fixe de 240x90 cm, vitrage pare-balles de sécurité de classe de résistance BR5 au sens de la norme EN 1063 sur lequel est installé au droit des passes sons, au niveau du comptoire est encastrés un passe-documents (15x 30 cm) espaces de 1,50m (voir plan callepinage)dotée d'un passe-documents coté sortie

Echelle 1/25

SATA-AFRIQUE

01 BP 3610 OUAGADOUGOU 01

Tél : (226) 25-30-27-11

Fax : (226) 25-30-27-12


Email: infos@satafrique.com

BURKINA FASO

PROJET DE CONSTRUCTION D'UN LOCAL DE CONTRÔLE ET D'ABRI DES FOURGONS
DE LA CLIENTELE INSTITUTIONNELLE AU NIVEAU DE L'AGENCE PRINCIPALE DE LA BCEAO A OUAGADOUGOU

CSF 08

SAS FOURGONS

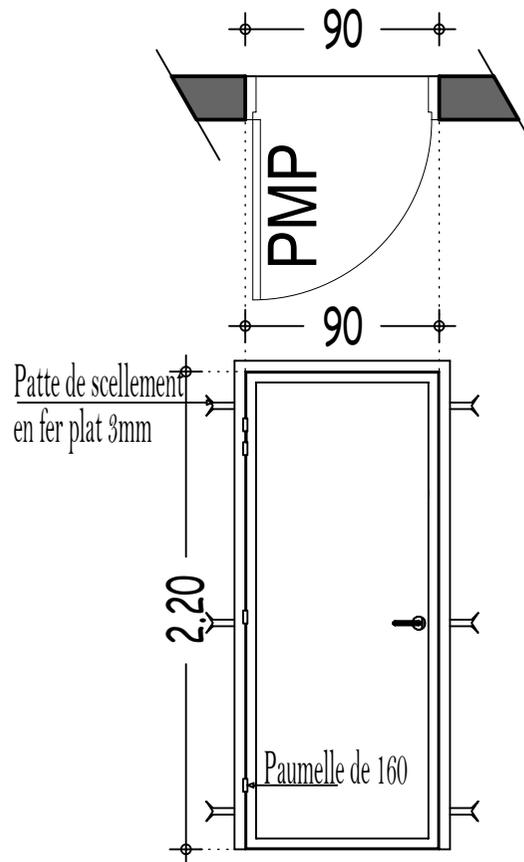

**PMP:Porte métallique pleine double peaux de 90x220 cm
(passage libre)**

Echelle 1/25

SATA-AFRIQUE

01 BP 3610 OUAGADOUGOU 01

Tél : (226) 25-30-27-11

Fax : (226) 25-30-27-12


Email: infos@satafrique.com

BURKINA FASO

PROJET DE CONSTRUCTION D'UN LOCAL DE CONTRÔLE ET D'ABRI DES FOURGONS
DE LA CLIENTELE INSTITUTIONNELLE AU NIVEAU DE L'AGENCE PRINCIPALE DE LA BCEAO A OUAGADOUGOU

CSF 09

SAS FOURGONS

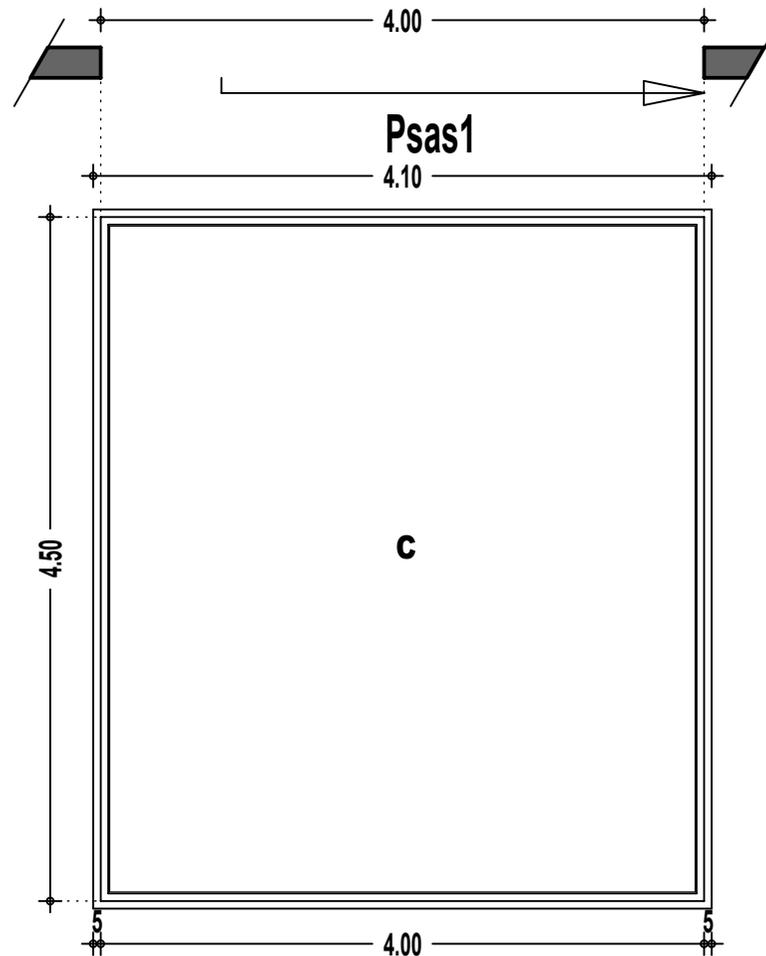

Psas1: Porte métallique coulissante (intérieur BCEAO) de 400x450 cm (passage libre), tôlée sur les deux faces avec un barreaudage intérieur en fer plein de 25x25 mm espacement de 11 cm entre barreaux, des traverses en fer plein de 25x25 mm à tous les 50 cm, interverrouillée avec la porte Psas2, à verrouillage télécommandé en dual (Poste de contrôle sécurité et poste de garde)

Echelle 1/25

SATA-AFRIQUE

01 BP 3610 OUAGADOUGOU 01

Tél : (226) 25-30-27-11


Fax : (226) 25-30-27-12

Email: infos@satafrique.com

BURKINA FASO

PROJET DE CONSTRUCTION D'UN LOCAL DE CONTRÔLE ET D'ABRI DES FOURGONS
DE LA CLIENTELE INSTITUTIONNELLE AU NIVEAU DE L'AGENCE PRINCIPALE DE LA BCEAO A OUAGADOUGOU

CSF 11

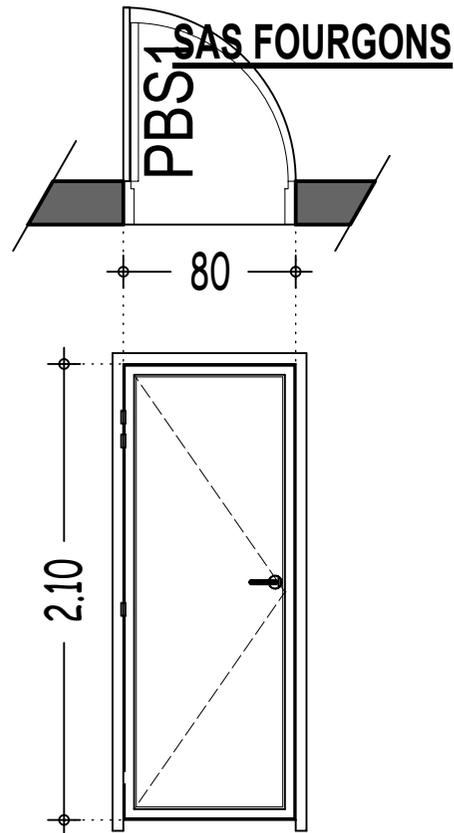

PBS1: Porte en bois stratifié de dimension 80x210 dotée de serrure à mortaiser pour cylindre européen avec cadre en bois massif et âme composée de panneaux de contreplaqué collés et revêtus de feuilles de massif haute pression.


Echelle 1/25

SATA-AFRIQUE
01 BP 3610 OUAGADOUGOU 01
Tél : (226) 25-30-27-11
Fax : (226) 25-30-27-12
Email: infos@satafrique.com
BURKINA FASO


PROJET DE CONSTRUCTION D'UN LOCAL DE CONTRÔLE ET D'ABRI DES FOURGONS DE LA CLIENTELE INSTITUTIONNELLE AU NIVEAU DE L'AGENCE PRINCIPALE DE LA BCEAO A OUAGADOUGOU

CLOTURE PROVISOIRE


CLP 01

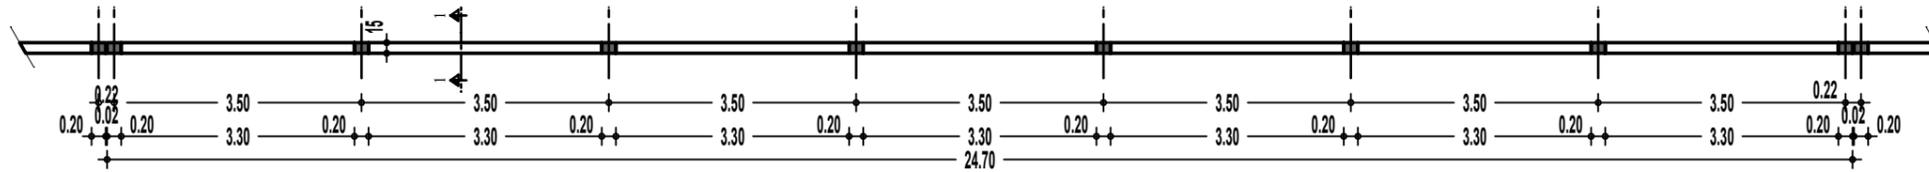


VUE EN PLAN
Echelle 1/100

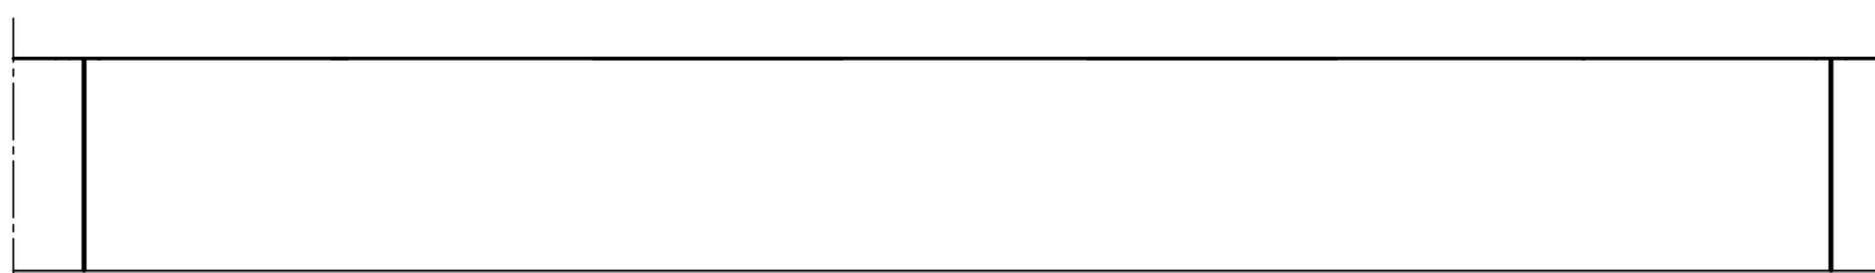


FACADE PRINCIPALE
Echelle 1/100

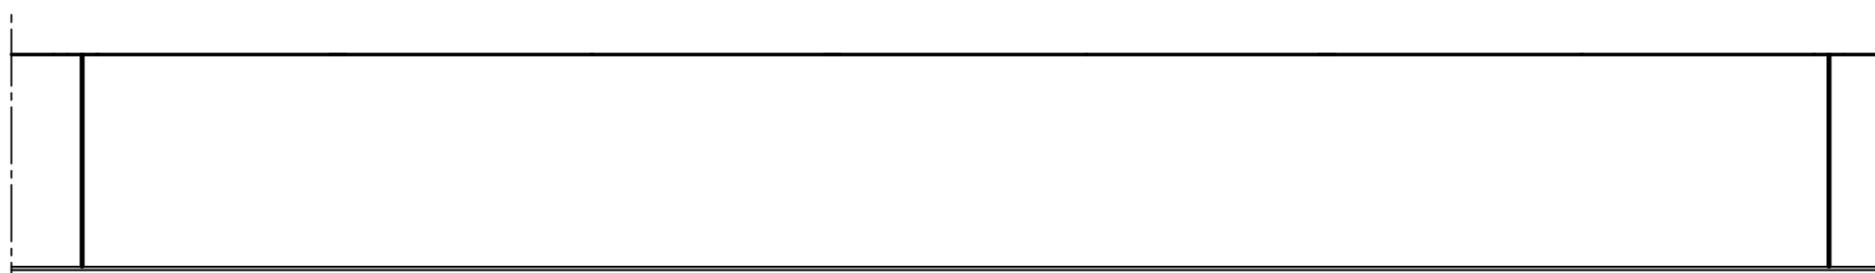

FACADE POSTERIEURE
Echelle 1/50

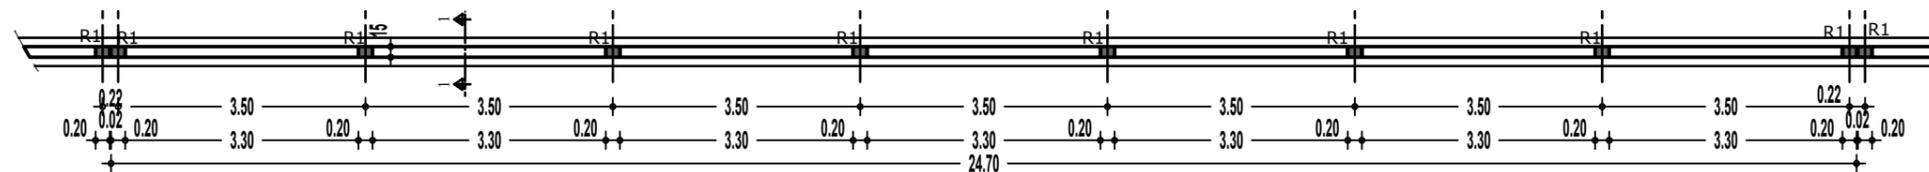

PLAN DE FONDATION
Echelle 1/100

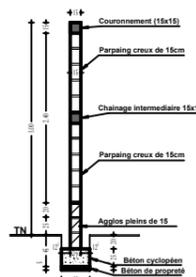

COUPE 1-1
Echelle 1/50

Nomenclature des semelles		
Codes	Sections	Nombre
BETON CYCLOPEEN	40x25	--

Nomenclature des Amorces de raidisseur		
Codes	Sections	Nombre
R1	20x15	--
CH	15x15	--

**NB : Profondeur d'encrage = 0.50m/TN
Contrainte admissible du sol = 0.3MPa**

SATA-AFRIQUE
01 BP 3610 OUAGADOUGOU 01
Tél : (226) 25-30-27-11
Fax : (226) 25-30-27-12
Email: infos@satafrique.com
BURKINA FASO